

Documento Nº2.- PLANOS.

ARQUITECTO TECNICO (DIPUTACION DE CACERES)

URL de verificación: <https://verifirma.dip-caceres.es/verifirma/transaction.htm?code=PF2SNU05Y0E0S10KCPKHEP68K5H7J3G>

URL de verificación: <https://obras.dip-caceres.es/proyectos/csv/SUP0LWERTVA0ZIN0WQL0456084Q9N1YN>

CODIGO SEGURO DE VERIFICACION SUP0LWERTVA0ZIN0WQL0456084Q9N1YN

FECHA: 15/05/2020 18:37

PÁGINA: 2/20

FIRMADO POR:

Null Null Null

Índice.

- Nº 1.- Situación y emplazamiento.
- Nº 2.- Estado actual vestuarios.
- Nº 3.- Estado reformado, distribución vestuarios.
- Nº 4.- Estado reformado, cotas vestuarios.
- Nº 5.- Alzado, sección vestuarios.
- Nº 6.- Carpintería vestuarios.
- Nº 7.- Fontanería vestuarios.
- Nº 8.- Saneamiento vestuarios.
- Nº 9.- Electricidad vestuarios.
- Nº 10.- Unifilar vestuarios.
- Nº 11.- Ventilación vestuarios.
- Nº 12.- Estado actual Compañía.
- Nº 13.- Trabajos previos Compañía.
- Nº 14.- Estado Reformado Compañía.
- Nº 15.- Instalaciones Compañía.
- Nº 16.- Gestión de Residuos.

ARQUITECTO TECNICO (DIPUTACION DE CACERES)

URL de verificación: <https://verifirma.dip-caceres.es/verifirma/transaction.htm?code=PF2SNU05Y0E0S10KCPKHEP68K5H7J3G>

URL de verificación: <https://obras.dip-caceres.es/proyectos/csv/SUP0LWER7VA0ZIN0WQL0456084Q9N1YN>

CODIGO SEGURO DE VERIFICACION SUP0LWER7VA0ZIN0WQL0456084Q9N1YN


FECHA: 15/05/2020 18:37

PÁGINA: 4/20

FIRMADO POR:

Null Null Null

02

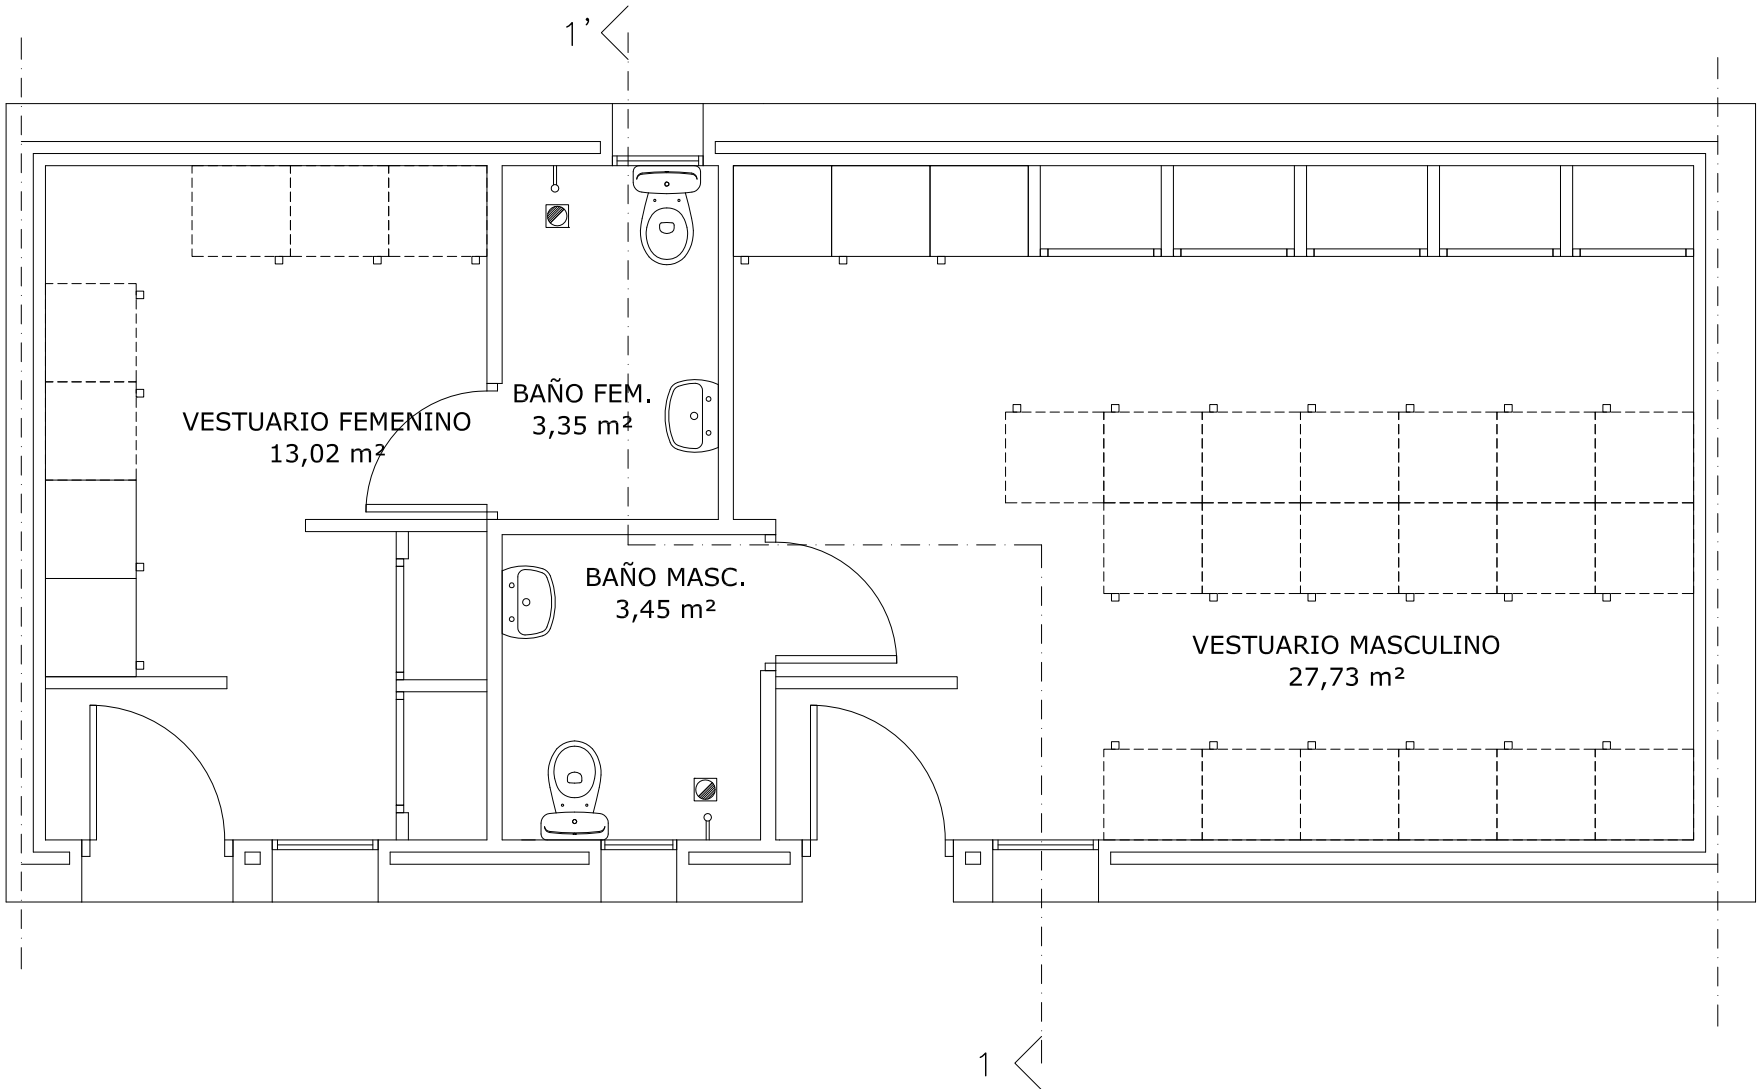



DIPUTACIÓN DE CÁCERES

SERVICIO DE ARQUITECTURA

PROYECTO DE REFORMA EN VESTUARIOS, OFICINAS SEPRONA,
ROCA Y VESTUARIOS EN CUARTEL GUARDIA CIVIL CORIA – CÁCERES

PLANO DE
ESTADO REFORMADO. DISTRIBUCIÓN – VESTUARIOS

ARQUITECTO TÉCNICO:
LOURDES GUILLEN VALAER



OBRA N°: 2020/003/002

PLANO N°
03

FECHA: ABRIL 2020

ESCALA: 1/50

- C1--> 1/2 PIE LADRILLO PERFORADO 7cm.
C2--> TRASDOSADO AUTOPORTANTE; PERFILES 80mm; PLACA DE YESO LAMINAR 15mm; ANCHO TOTAL 95mm; LANA DE ROCA 80mm.
C3--> TRASDOSADO SEMIDIRECTO PLACA DE YESO LAMINADO 15mm Y LANA DE ROCA 80mm.
C4--> TABIQUE SENCILLO (15 N+70+15 N) E=96mm./400 + LANA DE ROCA
C5--> TABIQUE SENCILLO (15+70+15) E=100mm./600.

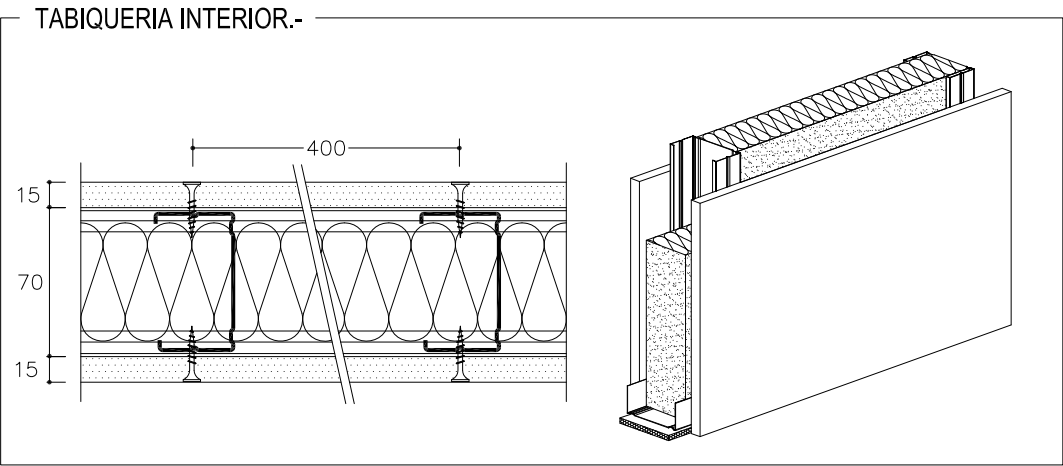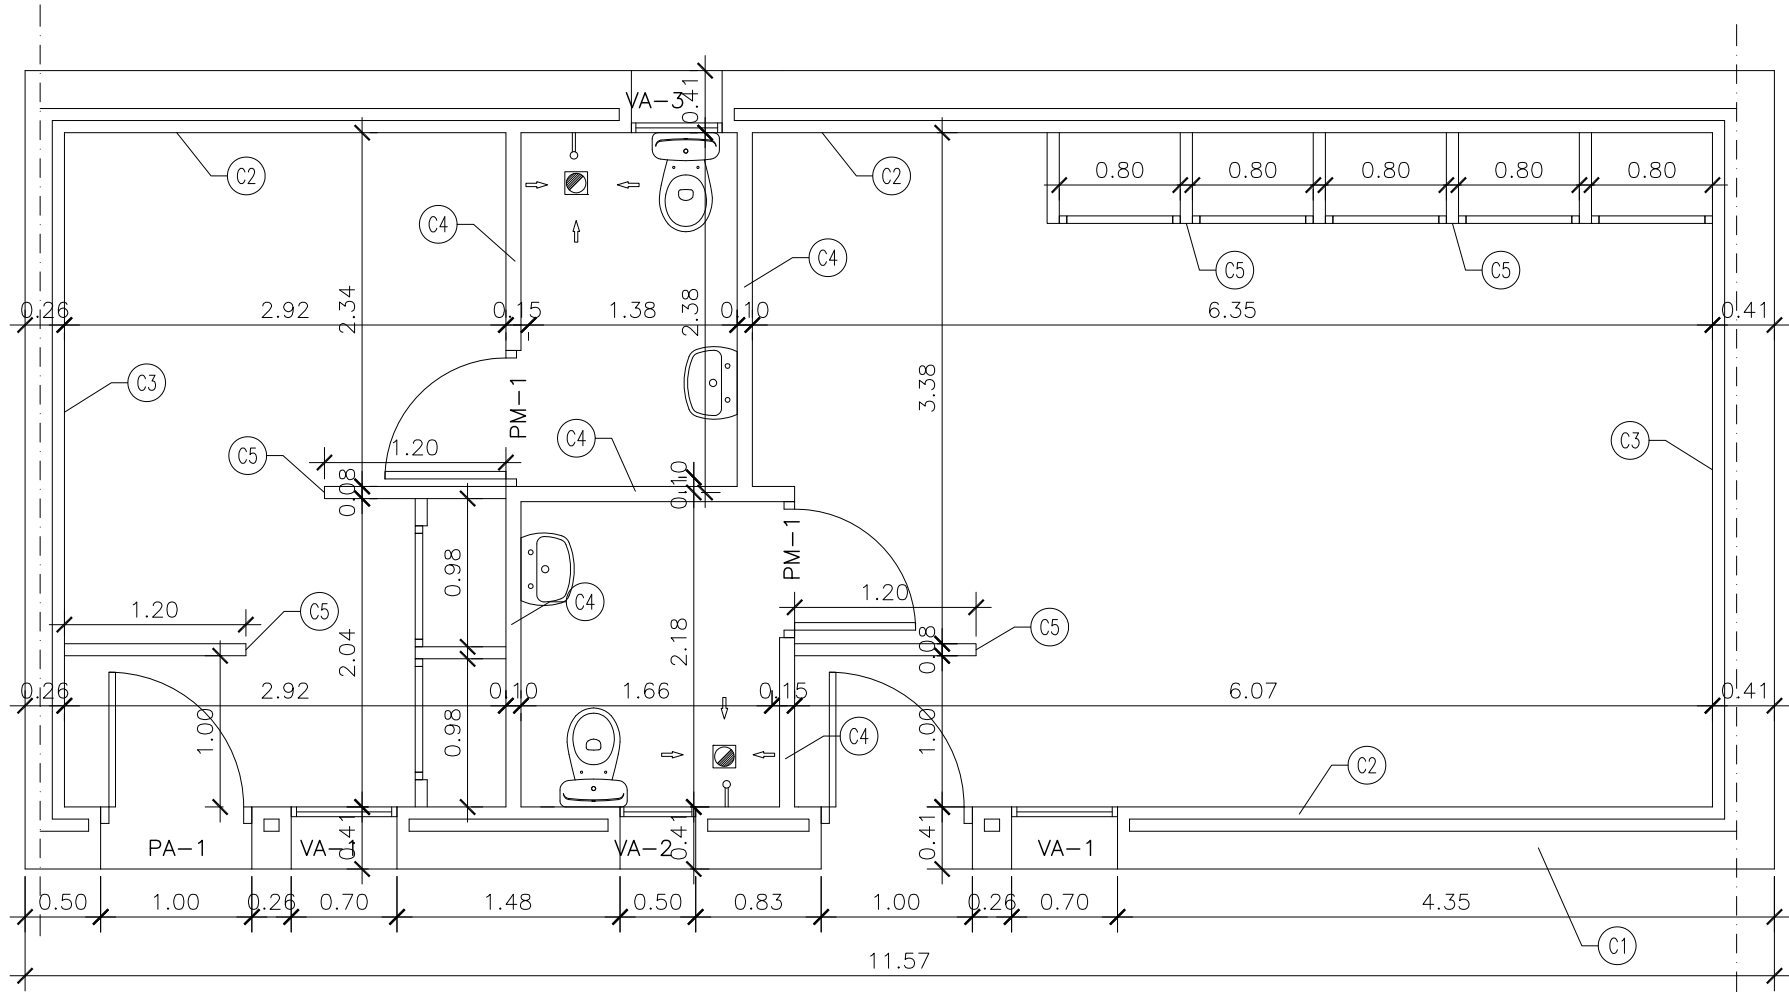

DIPUTACIÓN DE CÁCERES
SERVICIO DE ARQUITECTURA

PROYECTO DE REFORMA EN VESTUARIOS, OFICINAS SEPRONA,
ROCA Y VESTUARIOS EN CUARTEL GUARDIA CIVIL CORIA – CÁCERES

PLANO DE
ESTADO REFORMADO. COTAS – VESTUARIOS

ARQUITECTO TÉCNICO:

PLANO N°

LOURDES GUILLEN VALAER


04

OBRA N°:2020/003/002


FECHA: ABRIL 2020

ESCALA: 1/50


ALZADO _____

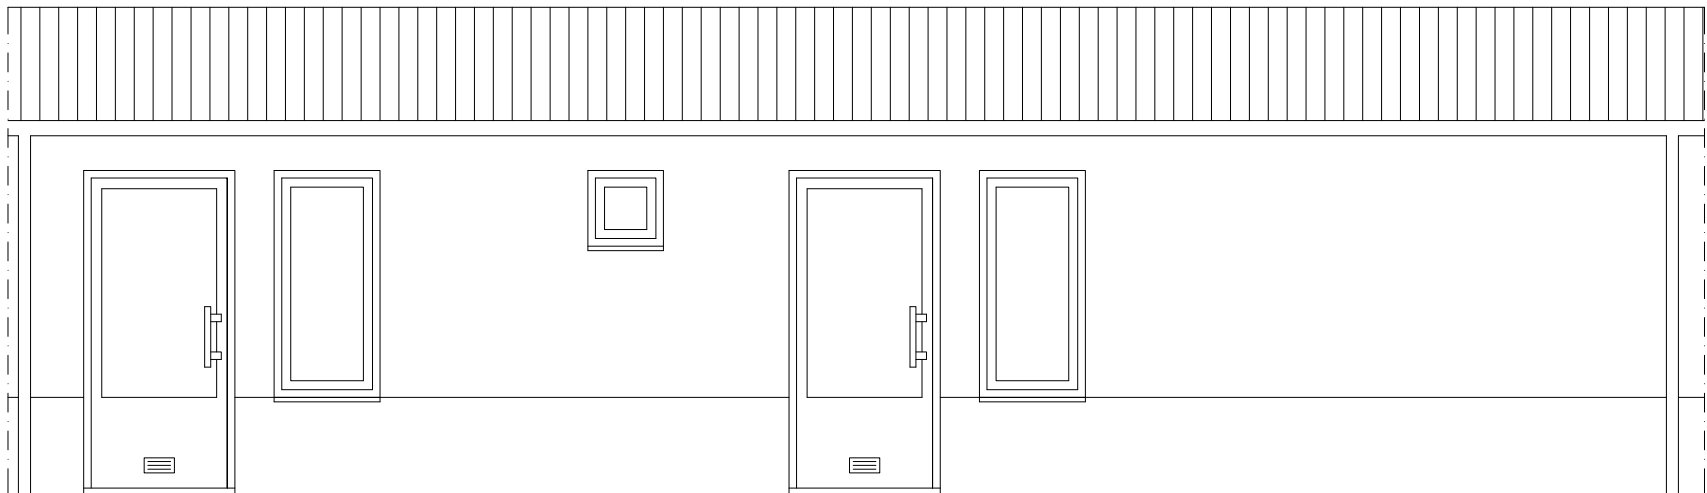


SECCIÓN 1-1' _____

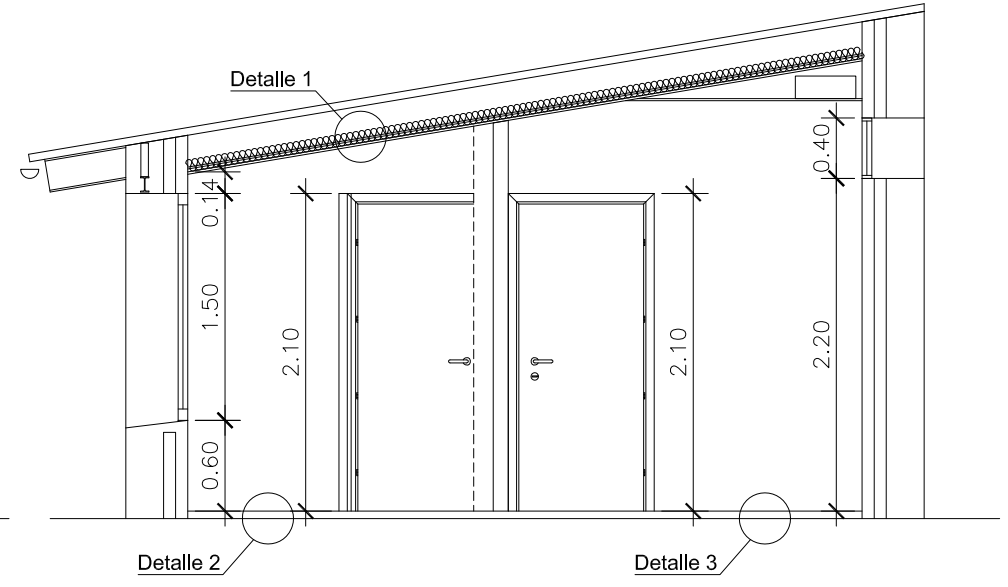


Detalle 1 _____

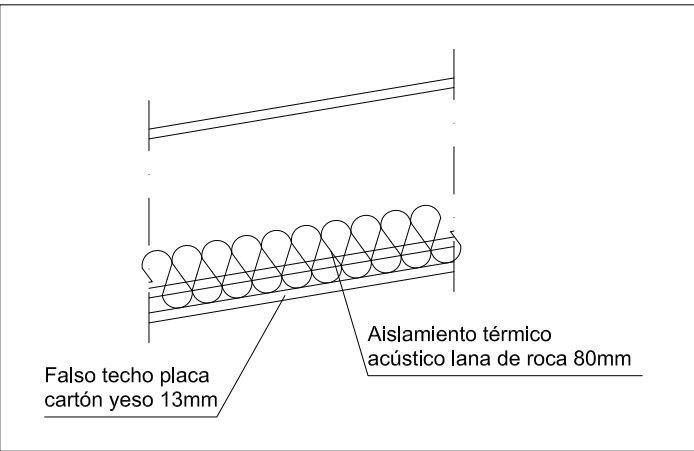

Detalle 2 _____

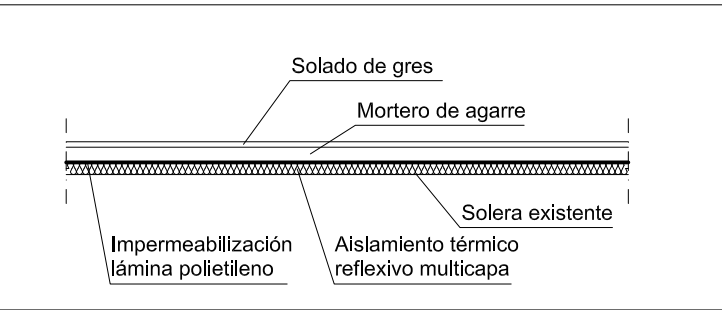

Detalle 3 _____

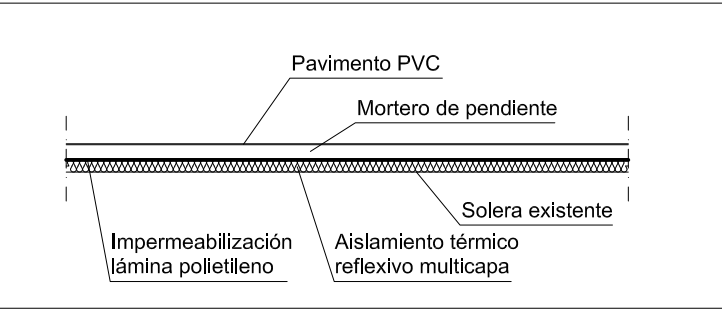

DIPUTACIÓN DE CÁCERES
SERVICIO DE ARQUITECTURA

PROYECTO DE REFORMA EN VESTUARIOS, OFICINAS SEPRONA,
ROCA Y VESTUARIOS EN CUARTEL GUARDIA CIVIL CORIA – CÁCERES

PLANO DE
ALZADO Y SECCIÓN – VESTUARIOS

ARQUITECTO TÉCNICO:

PLANO N°


LOURDES GUILLEN VALAER




OBRA N°: 2020/003/002

FECHA: ABRIL 2020

ESCALA: 1/50

05

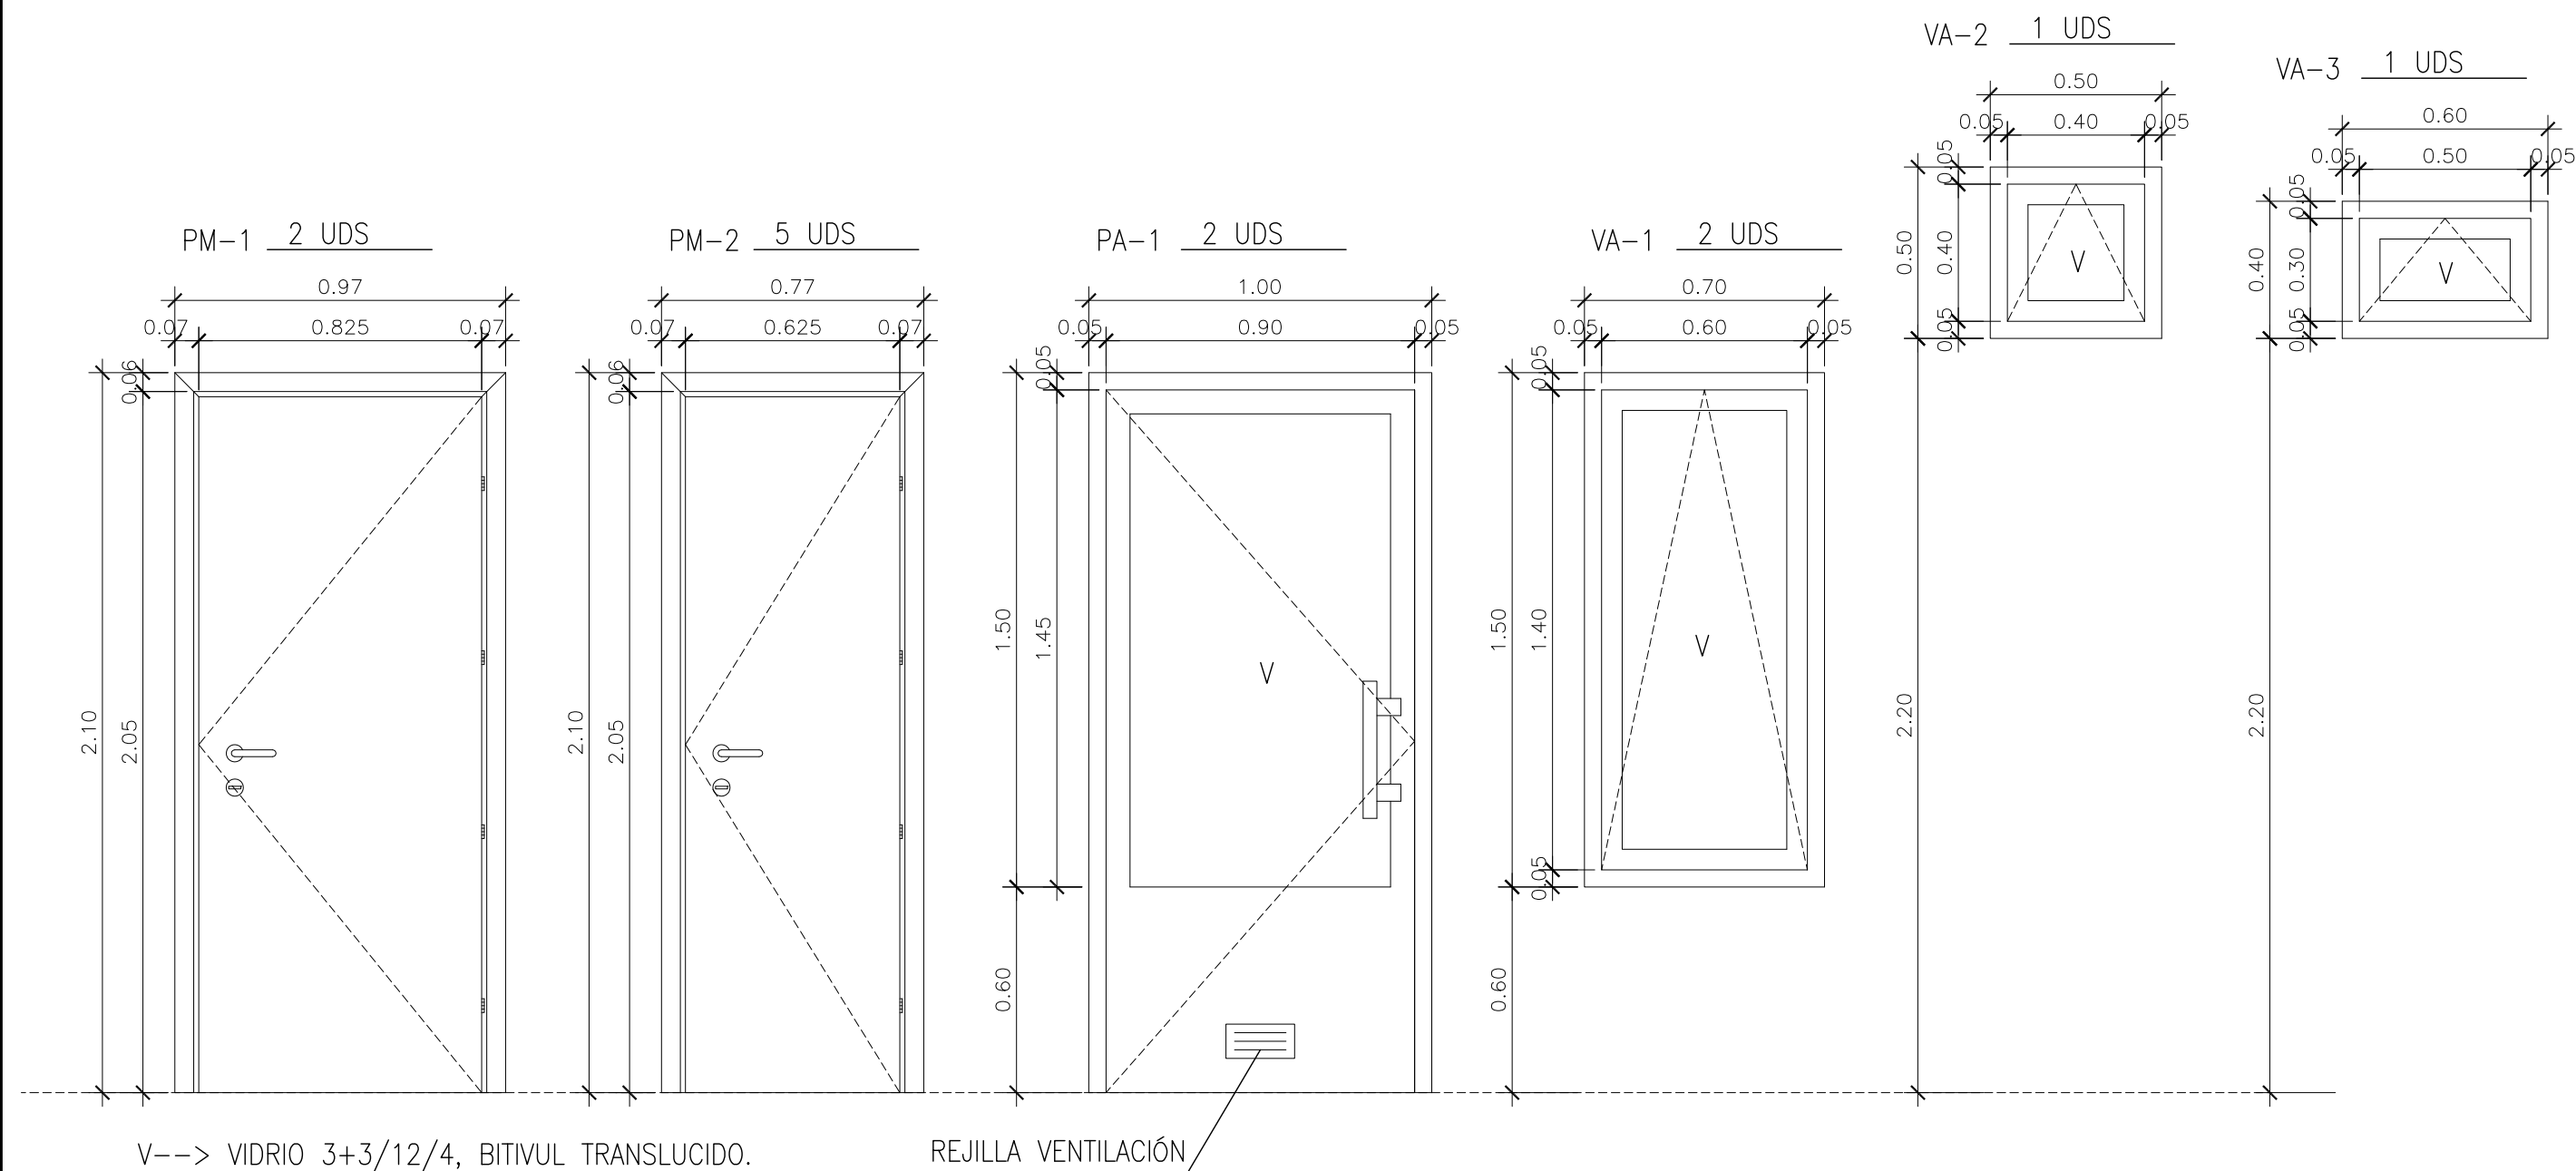

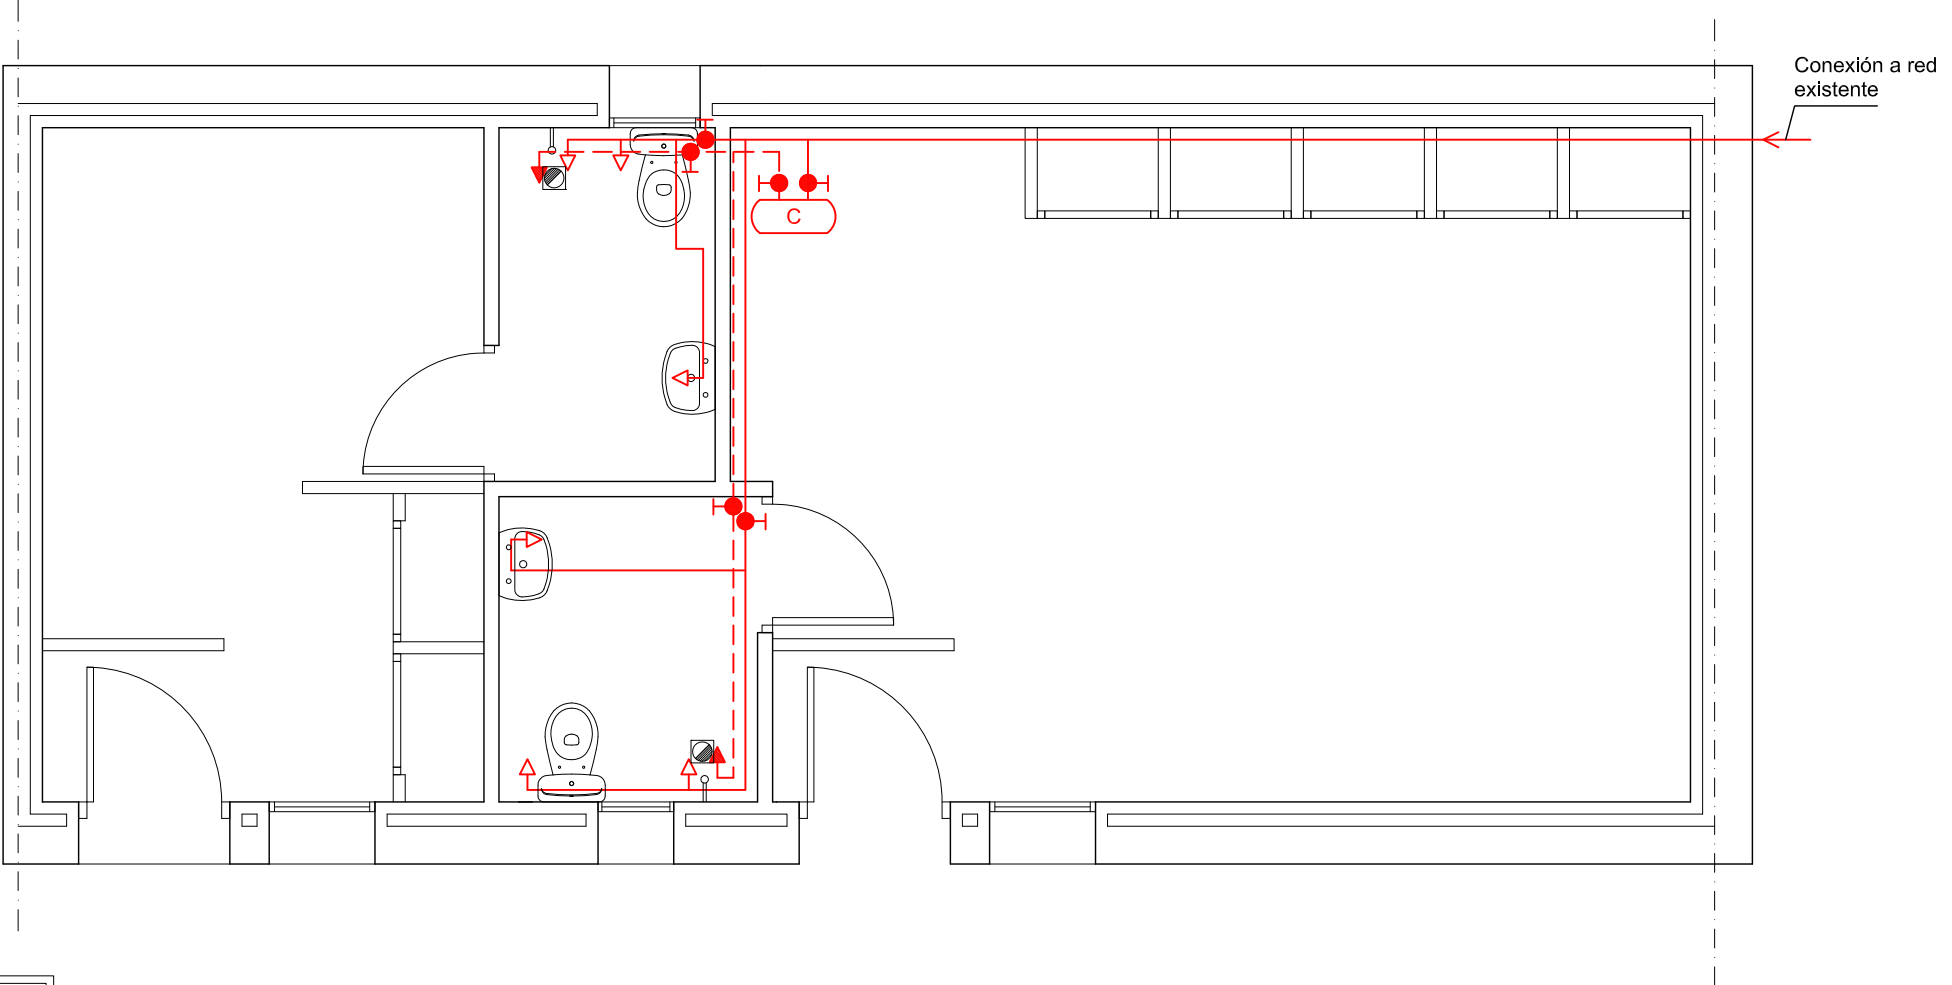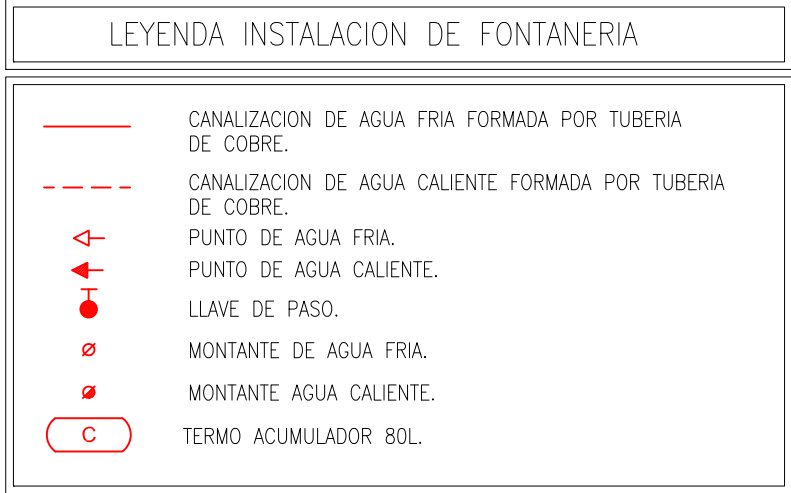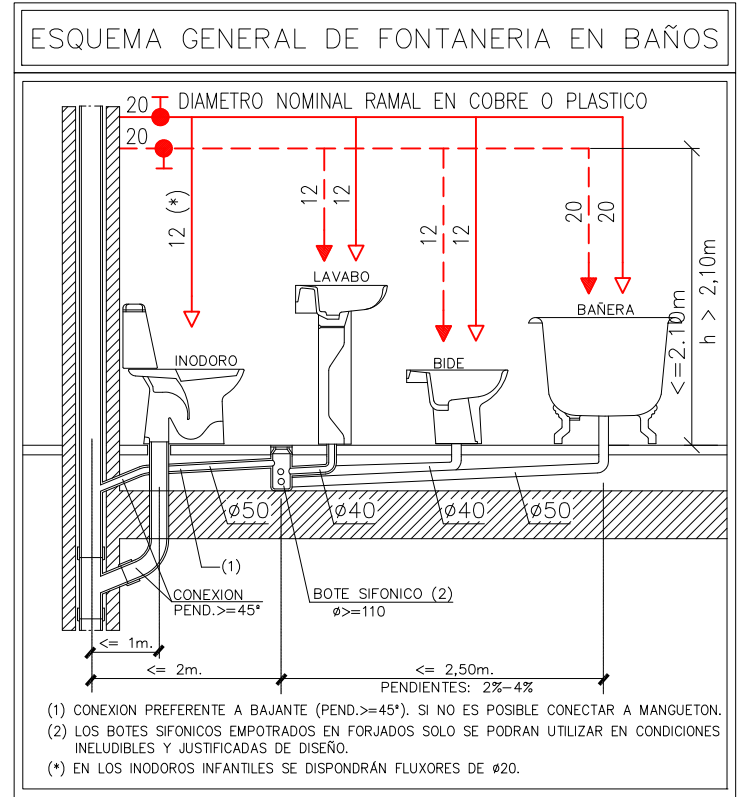

DIPUTACIÓN DE CÁCERES

SERVICIO DE ARQUITECTURA

PROYECTO DE REFORMA EN VESTUARIOS, OFICINAS SEPRONA, ROCA Y VESTUARIOS EN CUARTEL GUARDIA CIVIL CORIA – CÁCERES

PLANO DE

INSTALACIÓN DE FONTANERÍA – VESTUARIOS

ARQUITECTO TÉCNICO:

LOURDES GUILLEN VALAER


OBRA N°: 2020/003/002

FECHA: ABRIL 2020

ESCALA: 1/50

PLANO N°

07

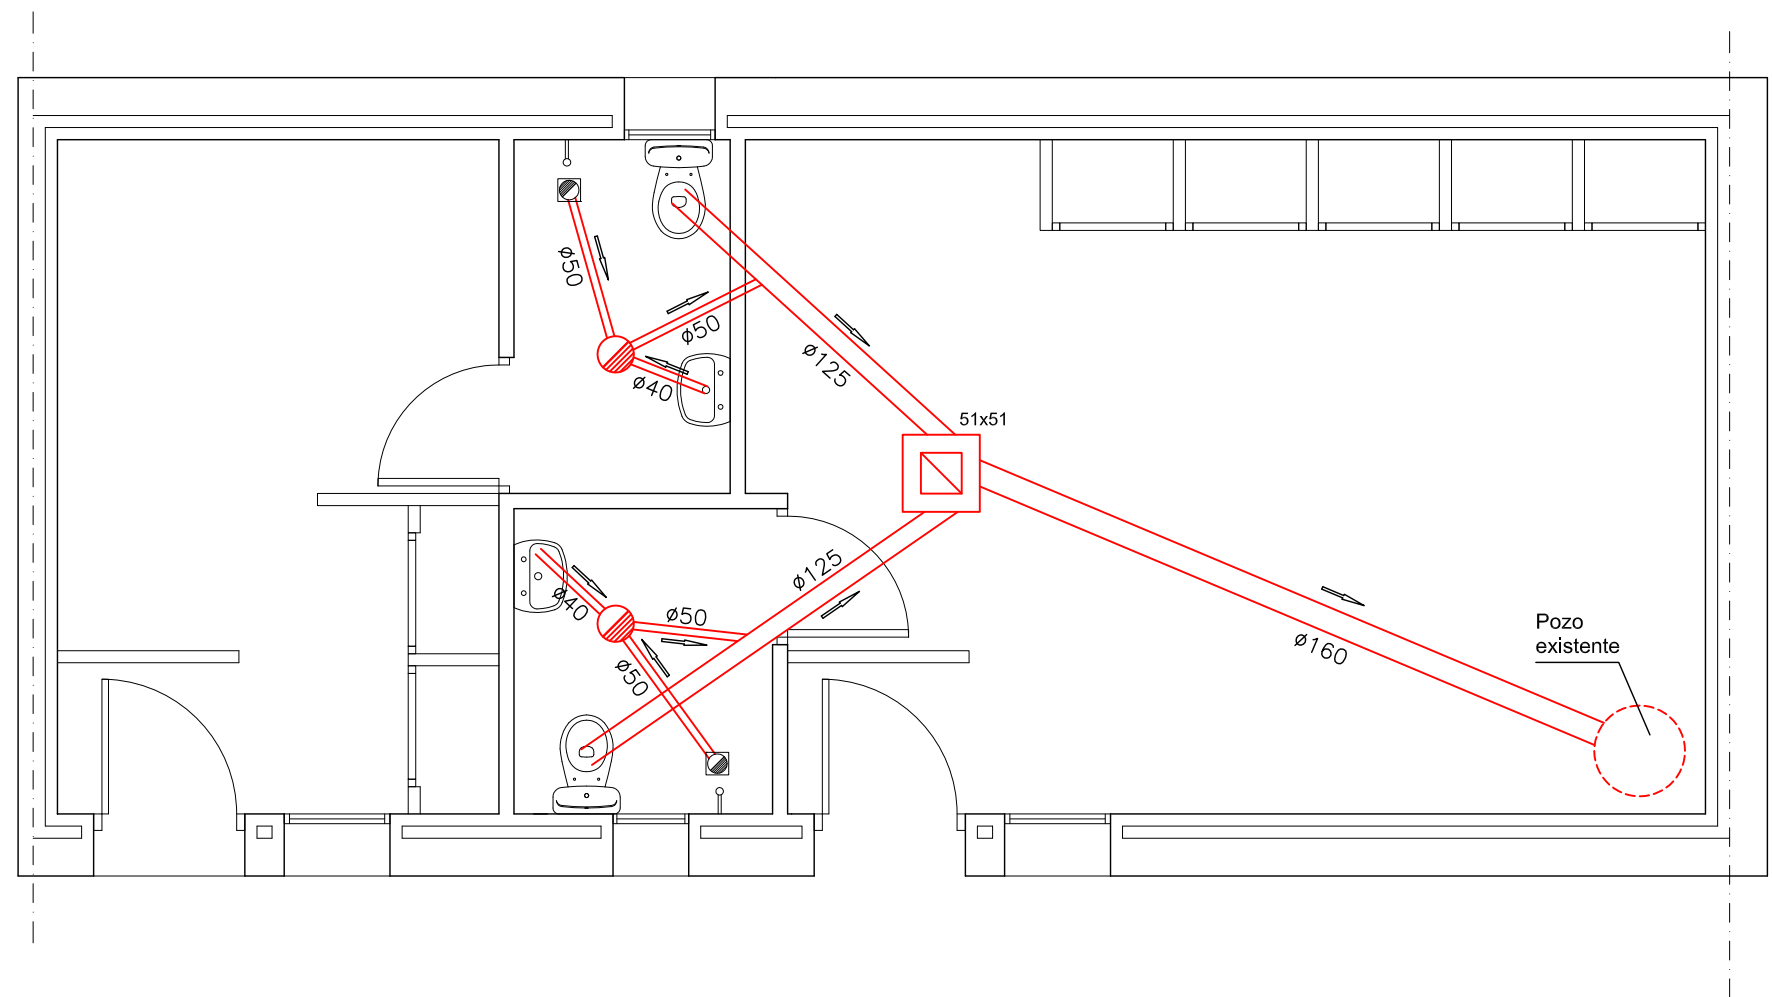

LEYENDA DE SANEAMIENTO

TUBERÍA DE SANEAMIENTO DE P.V.C.

BOTE SIFONICO.

DIPUTACIÓN DE CÁCERES

SERVICIO DE ARQUITECTURA

PROYECTO DE REFORMA EN VESTUARIOS, OFICINAS SEPRONA, ROCA Y VESTUARIOS EN CUARTEL GUARDIA CIVIL CORIA – CÁCERES

PLANO DE
INSTALACIÓN DE SANEAMIENTO – VESTUARIOS

ARQUITECTO TÉCNICO:

LOURDES GUILLEN VALAER


OBRA N°:2020/003/002

FECHA: ABRIL 2020

ESCALA: 1/50

PLANO N°

08

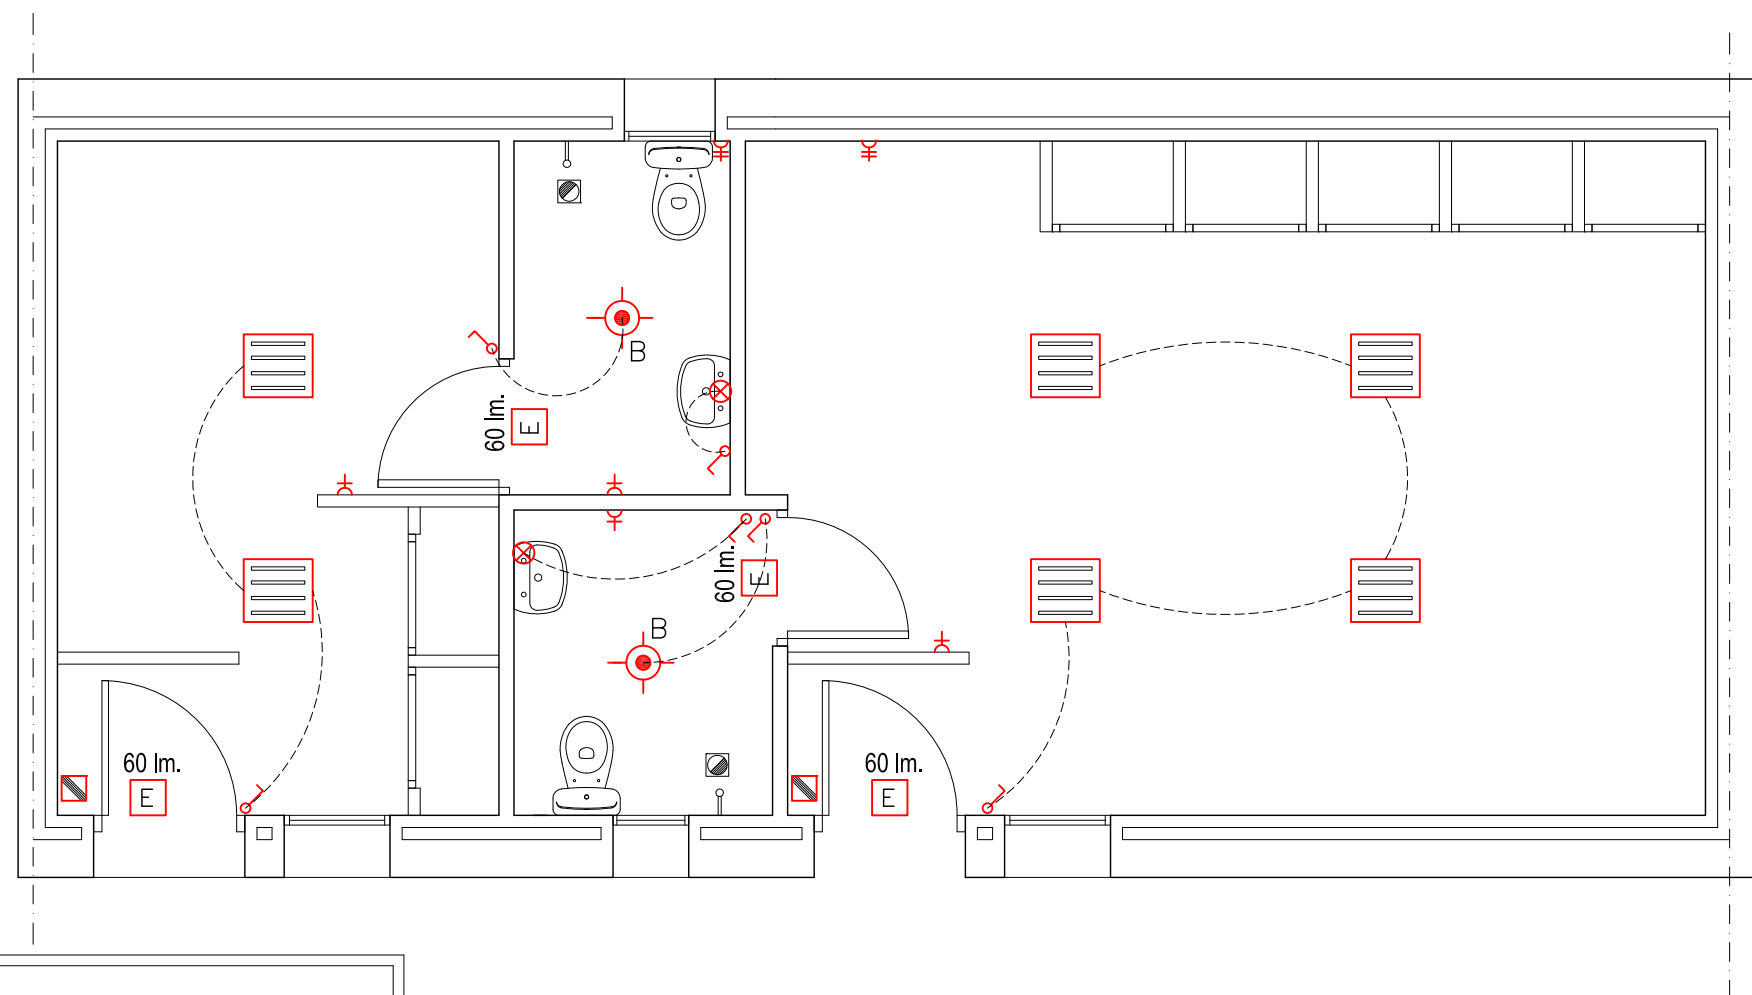

LEYENDA DE ELECTRICIDAD

-  INTERRUPTOR SIMPLE
 -  INTERRUPTOR CONMUTADO
 -  INTERRUPTOR DE CRUZAMIENTO
 -  BASE ENCHUFE ALUMBRADO
 -  BASE ENCHUFE 10/16 A.
 -  BASE ENCHUFE 20 A.
 -  BASE ENCHUFE 25 A. (ENTRADA/SALIDA SAI)
 -  BASE ENCHUFE ESTANCO.
 -  PUNTO DE LUZ SENCILLO.
 -  DETECTOR DE PRESENCIA
 -  LÁMPARA BAJO CONSUMO CON ENCENDIDO AUTOMÁTICO (DETECTOR DE PRESENCIA)
 - B – PHILIPS DN130B D217 WB LED20S/–NO (x10) Ó SIMILAR.
 - C – PHILIPS DN570B PSED–E C LED12S/–NO (x7) Ó SIMILAR.
 - D – PHILIPS RS140B WB LED6/–NO (x9) Ó SIMILAR.
 - NOTA: SI SE DISPONE DE INTERRUPTOR NO SE DISPONDRÁ CONTROL DE PRESENCIA
 -  PULSADOR DE TIMBRE DE LLAMADA CON CORDÓN
 -  TIRADOR PARA CUARTOS HÚMEDOS SEGÚN ISO21542
 -  CUADRO DE DISTRIBUCIÓN
 -  ALUMBRADO DE EMERGENCIA Y SEÑALIZACIÓN



DIPUTACIÓN DE CÁCERES
SERVICIO DE ARQUITECTURA

PROYECTO DE REFORMA EN VESTUARIOS, OFICINAS SEPRONA,
ROCA Y VESTUARIOS EN CUARTEL GUARDIA CIVIL CORIA – CÁCERES

PLANO DE INSTALACIÓN DE ELECTRICIDAD – VESTUARIOS

ARQUITECTO TÉCNICO:

PLANO N°

LOURDES GUILLEN VALAER


OBRA N°:2020/003/002

FECHA: ABRIL 2020


ESCALA: 1/50

09

c.s. vestuario masculino

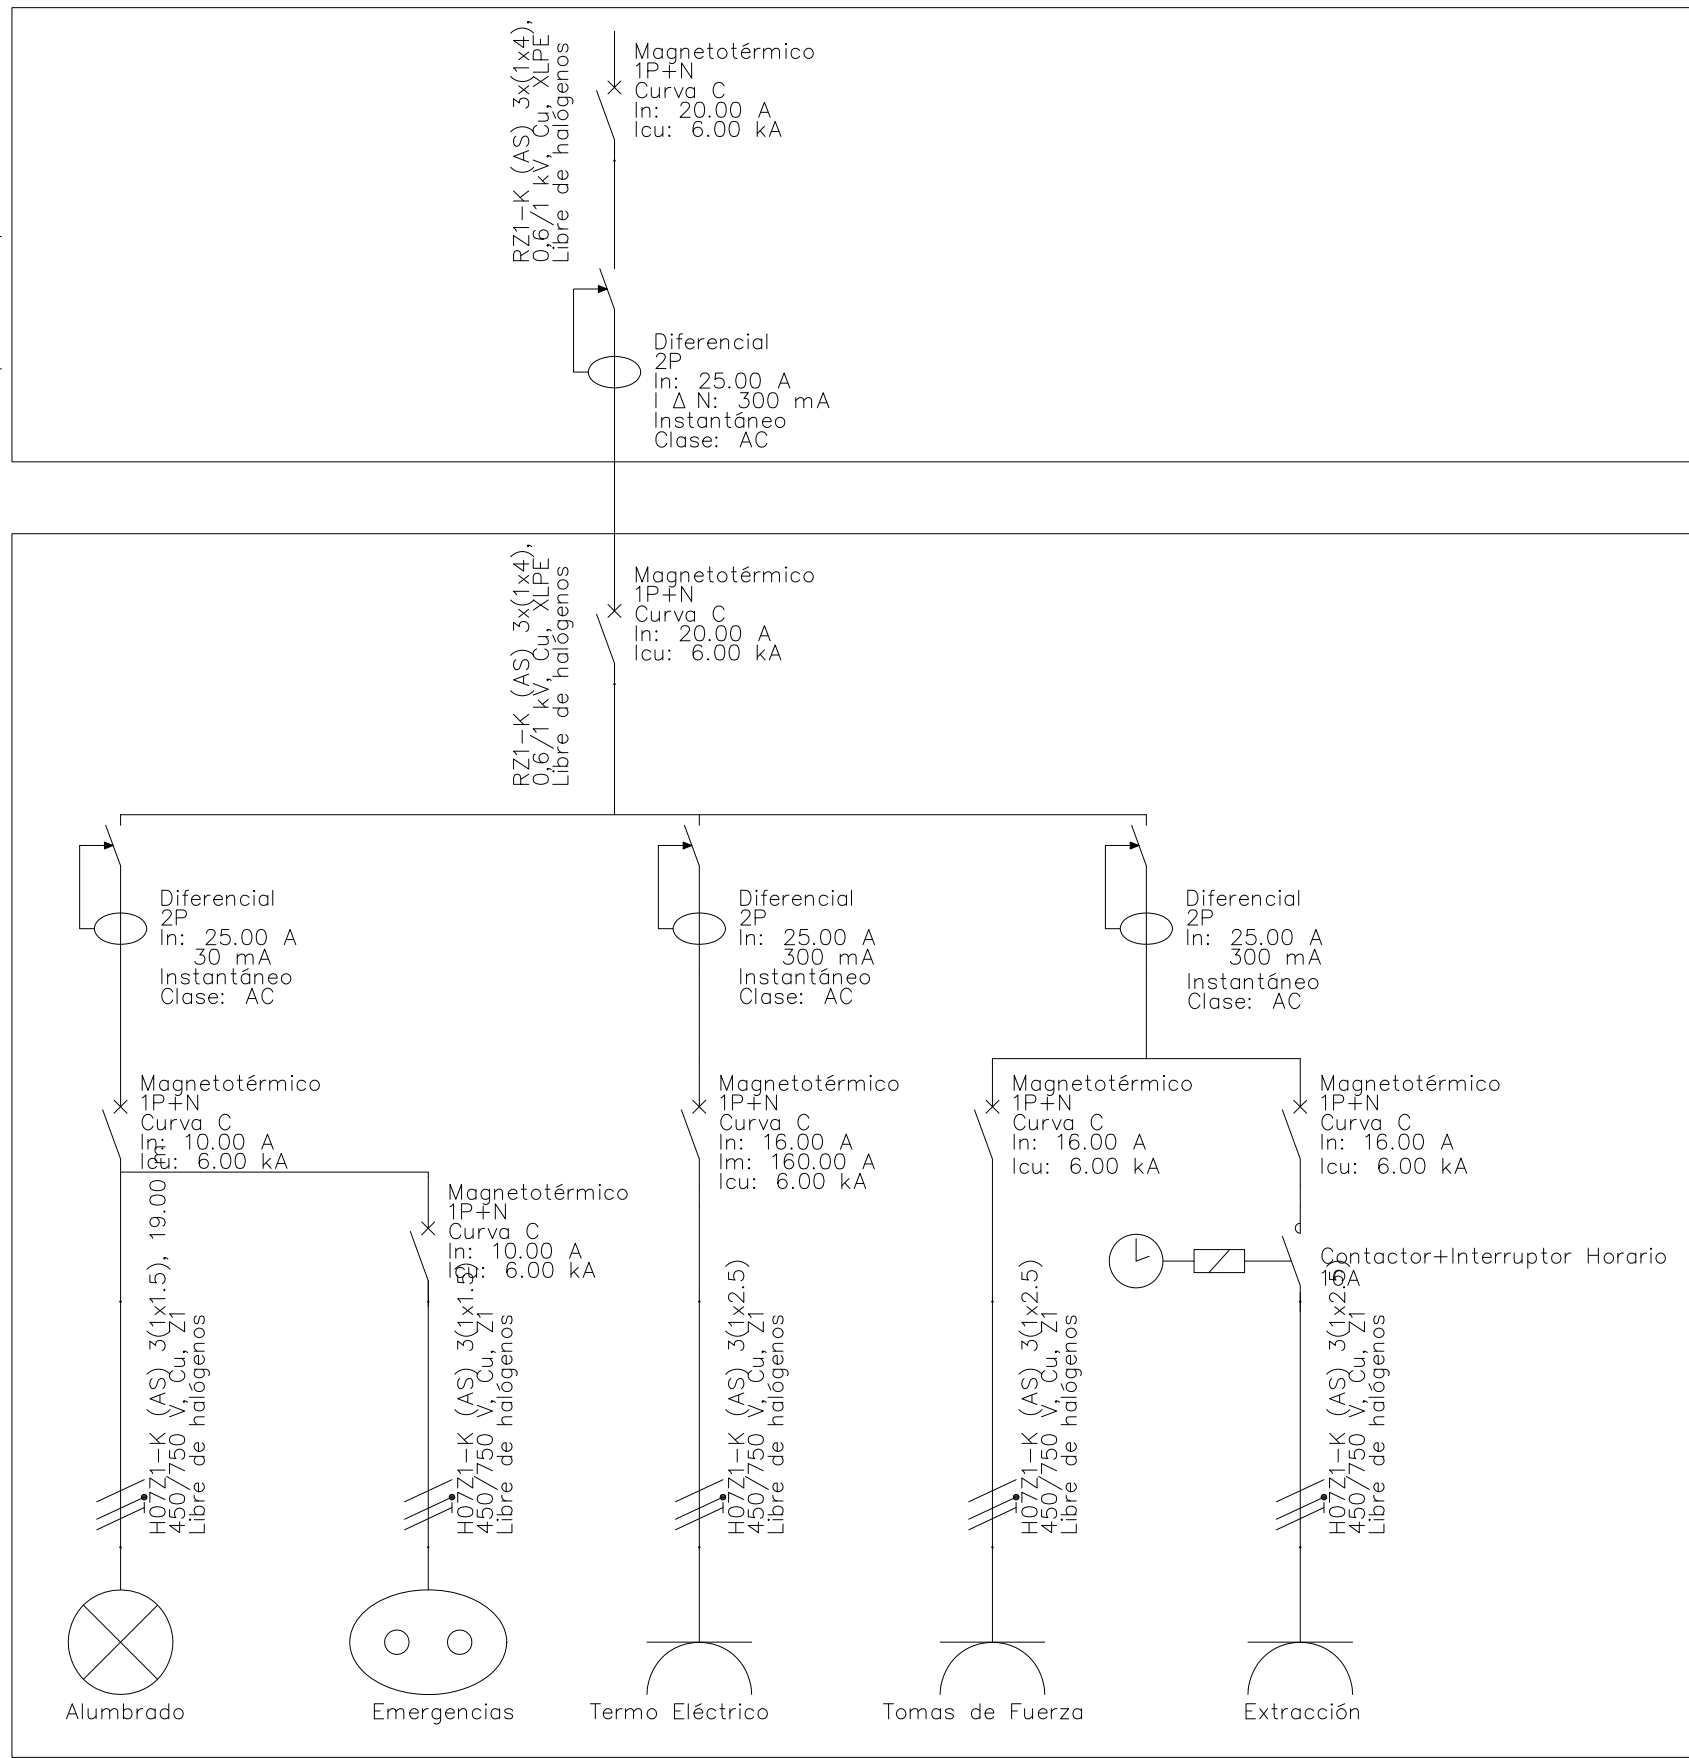

c.s. vestuario femenino

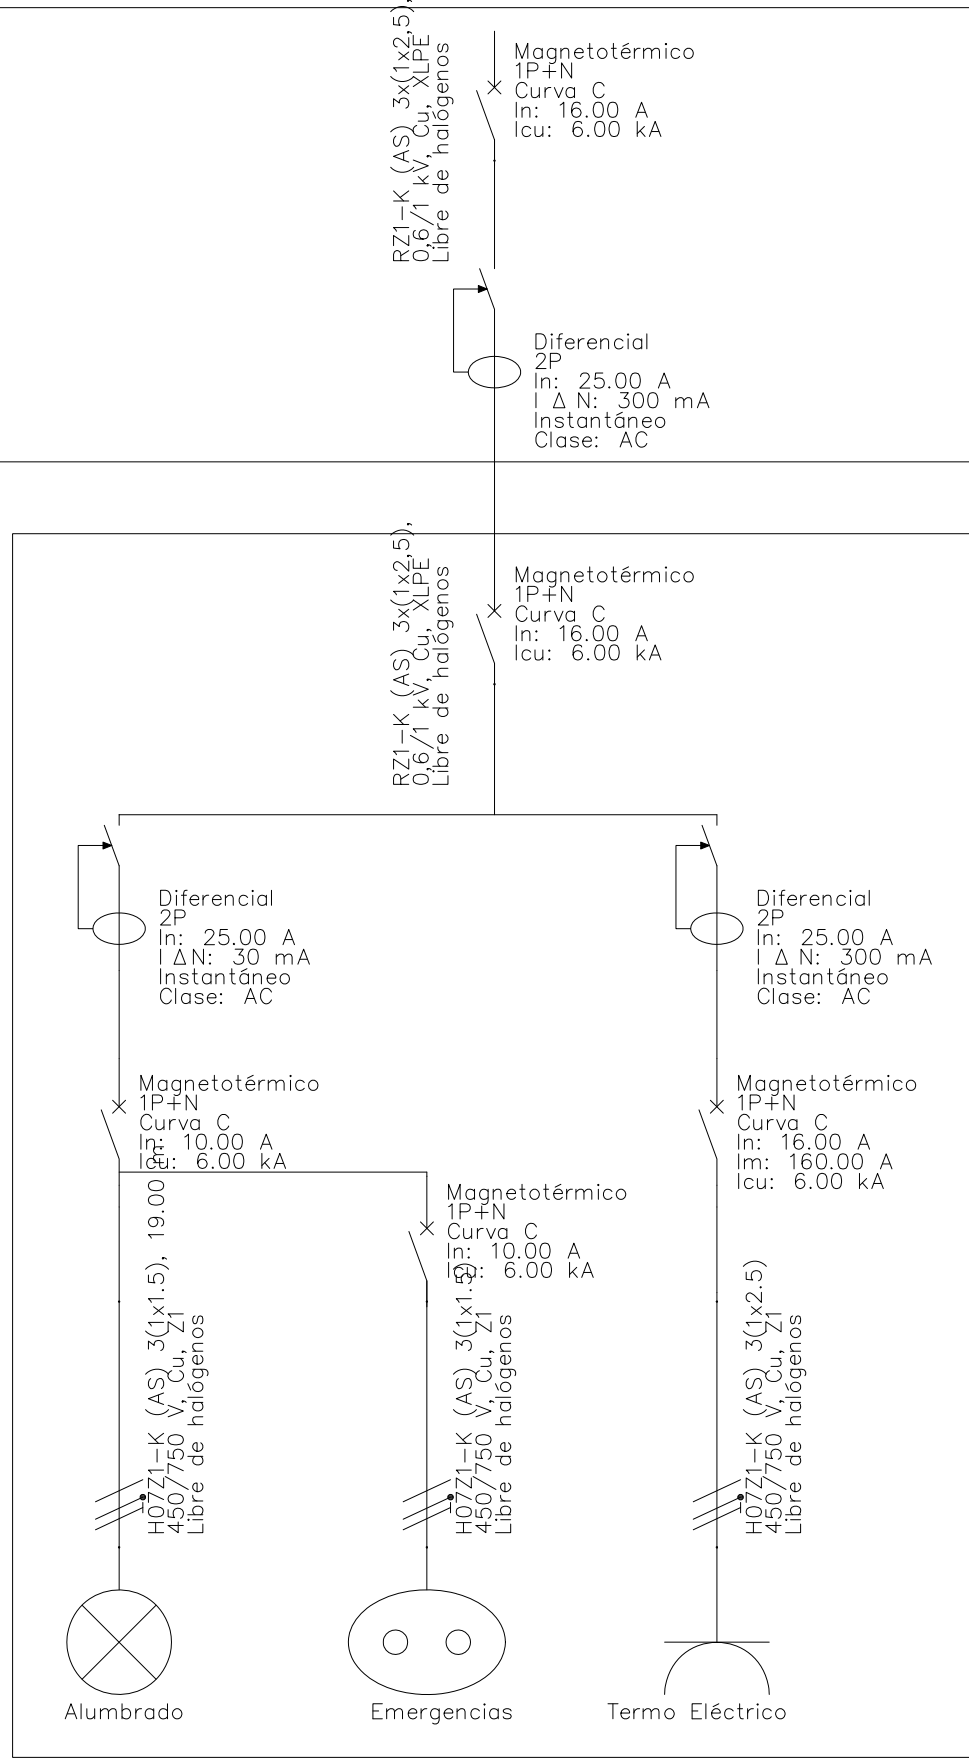

DIPUTACIÓN DE CÁCERES
SERVICIO DE ARQUITECTURA

PROYECTO DE REFORMA EN VESTUARIOS, OFICINAS SEPRONA,
ROCA Y VESTUARIOS EN CUARTEL GUARDIA CIVIL CORIA – CÁCERES

PLANO DE
ESQUEMA UNIFILAR – VESTUARIOS

ARQUITECTO TÉCNICO:

PLANO N°


LOURDES GUILLEN VALAER

OBRA N°:2020/003/002

FECHA: ABRIL 2020

ESCALA: 1/50

10

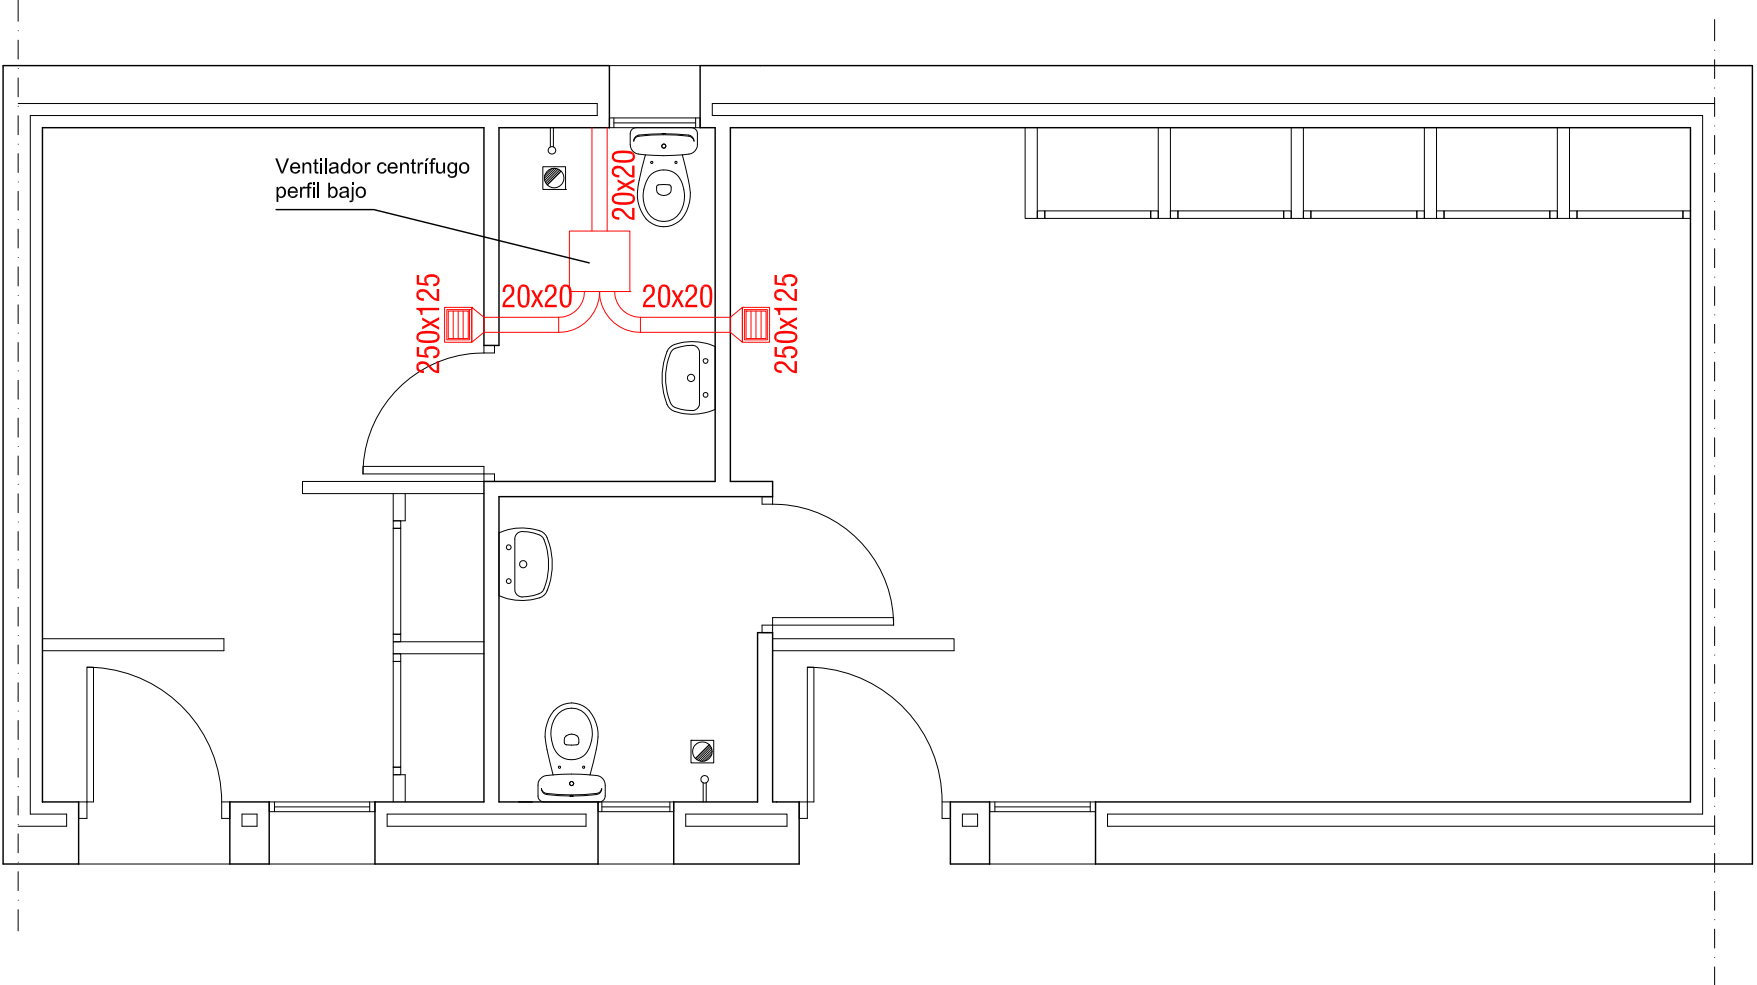



DIPUTACIÓN DE CÁCERES

SERVICIO DE ARQUITECTURA

PROYECTO DE REFORMA EN VESTUARIOS, OFICINAS SEPRONA, ROCA Y VESTUARIOS EN CUARTEL GUARDIA CIVIL CORIA – CÁCERES

PLANO DE
INSTALACIÓN DE VENTILACIÓN – VESTUARIOS


ARQUITECTO TÉCNICO:
LOURDES GUILLEN VALAER

OBRA N°:2020/003/002

PLANO N°
11

FECHA: ABRIL 2020

ESCALA: 1/50

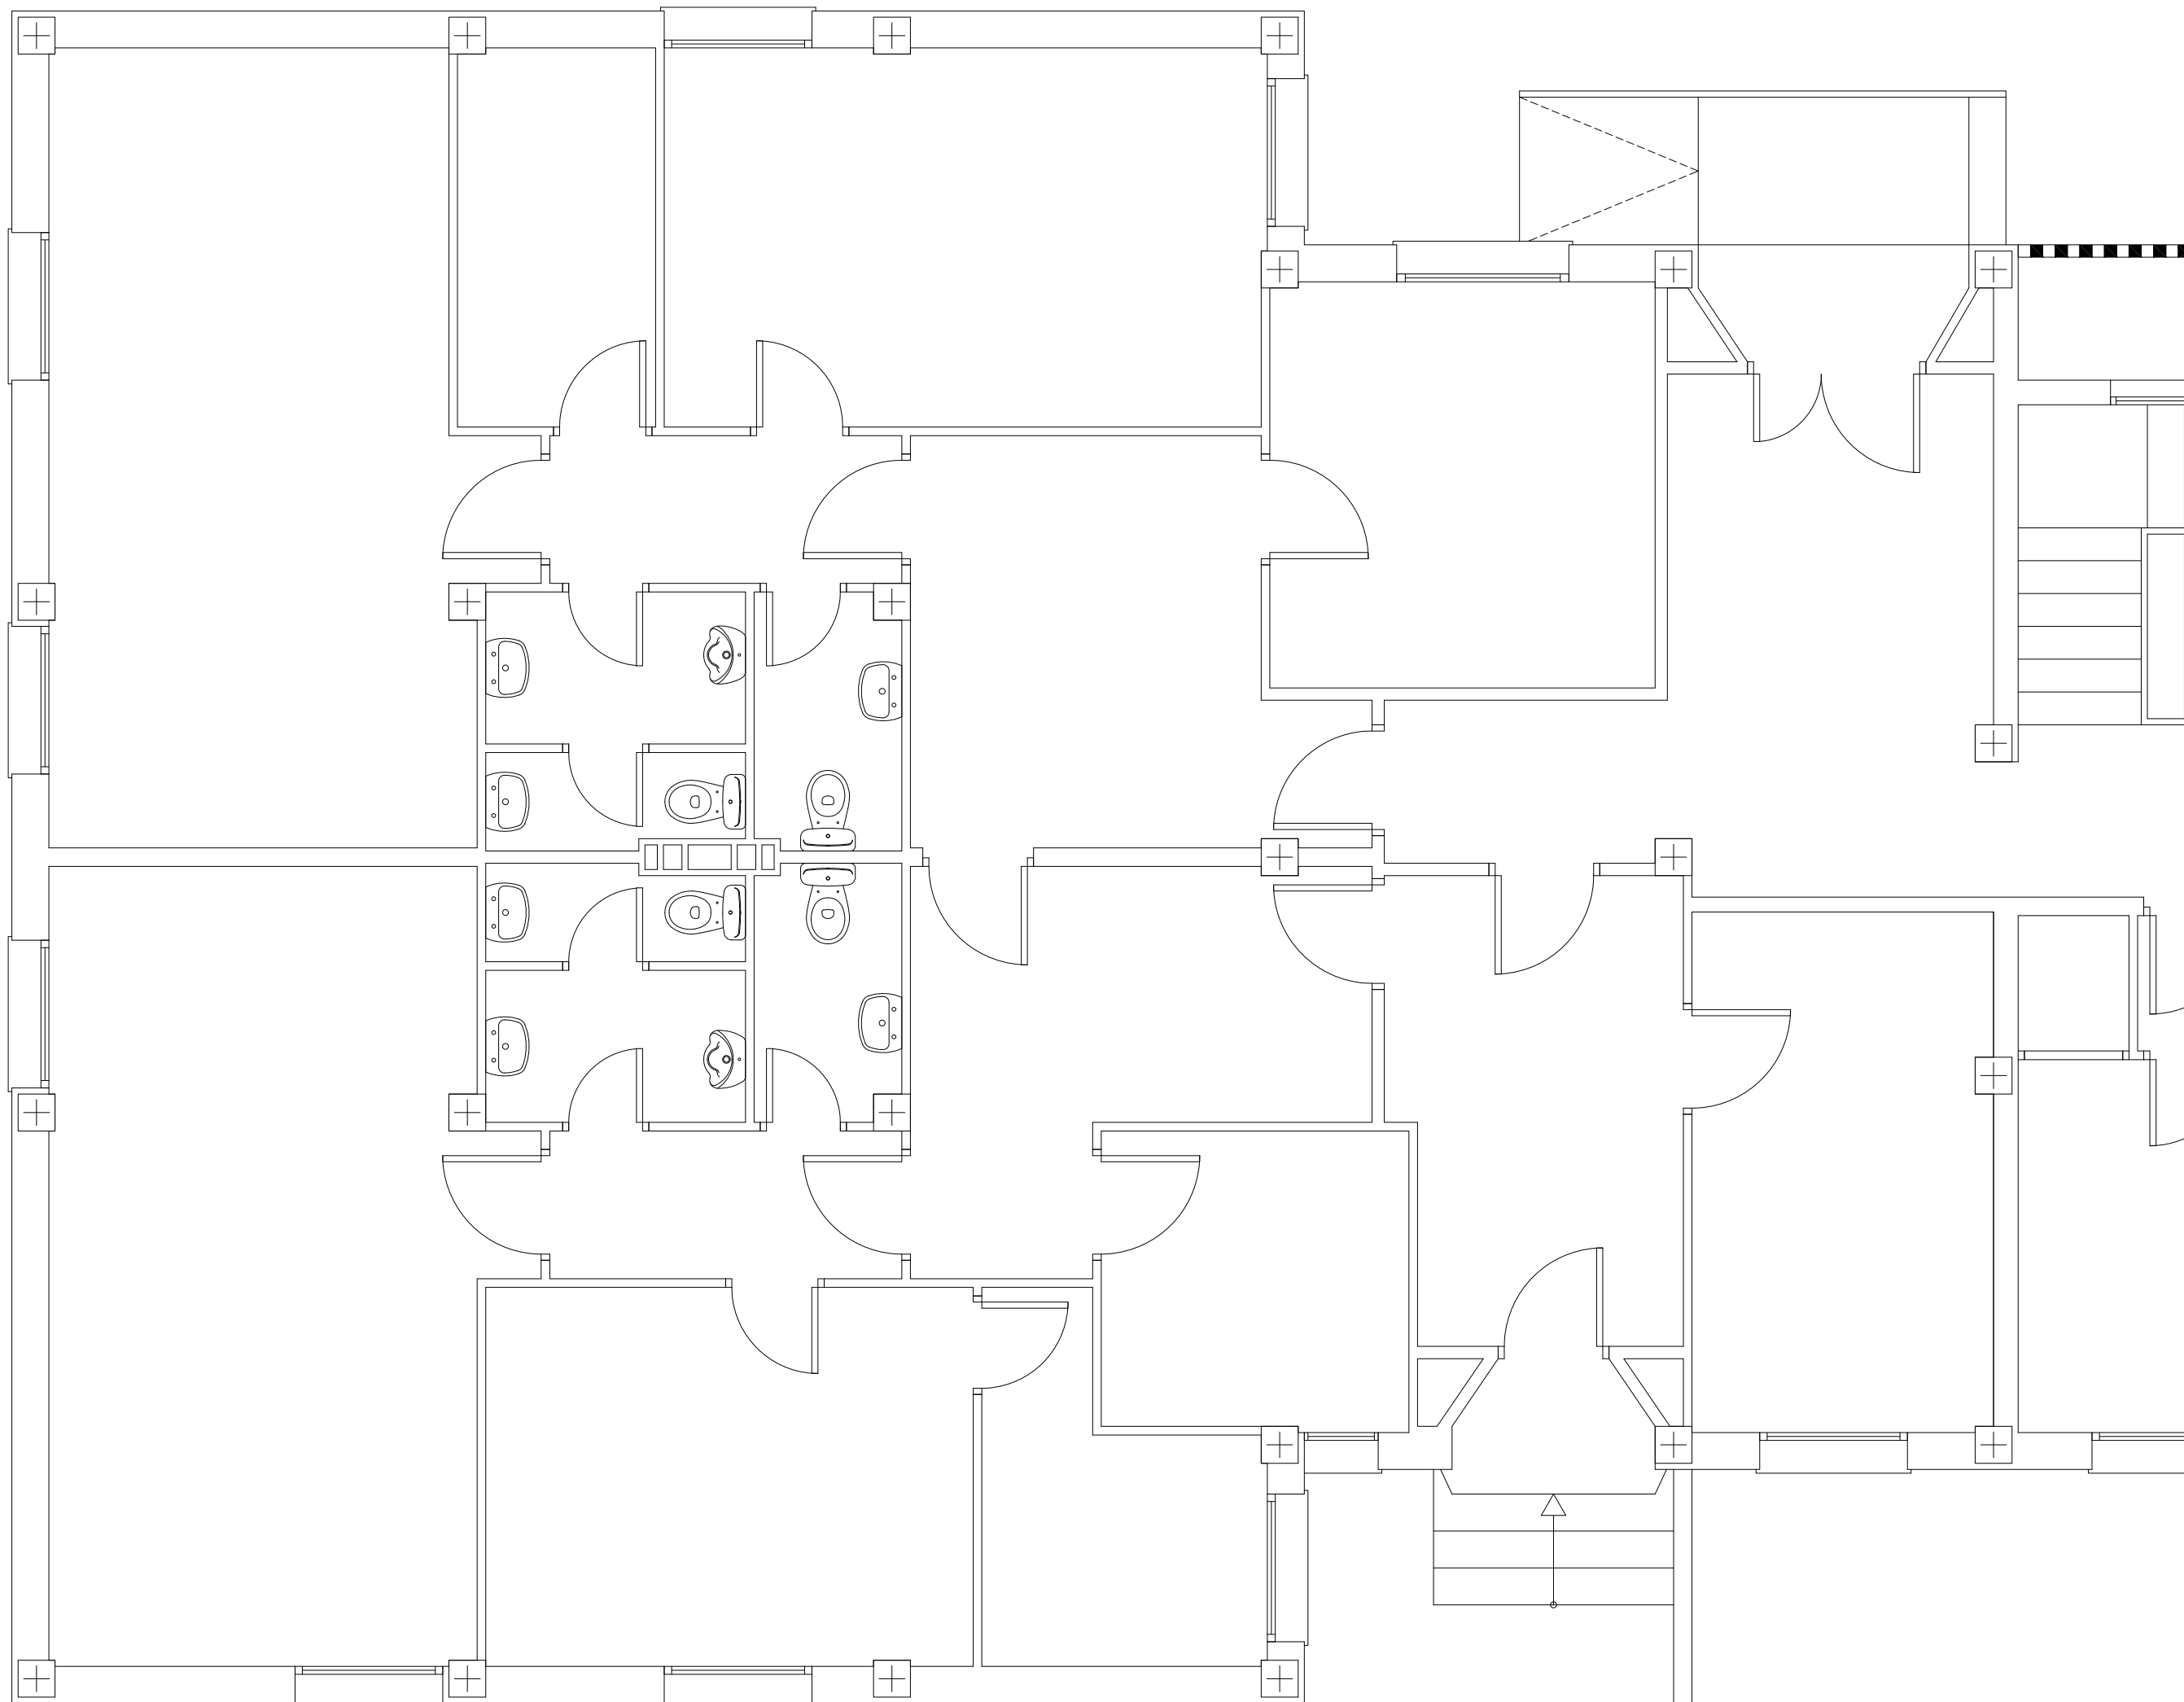

DIPUTACIÓN DE CÁCERES
SERVICIO DE ARQUITECTURA

PROYECTO DE REFORMA EN VESTUARIOS, OFICINAS SEPRONA,
ROCA Y VESTUARIOS EN CUARTEL GUARDIA CIVIL CORIA – CÁCERES

PLANO DE
ESTADO ACTUAL – COMPAÑÍA

ARQUITECTO TÉCNICO:

PLANO N°


LOURDES GUILLEN VALAER

OBRA N°:2020/003/002

FECHA: ABRIL 2020

ESCALA: 1/50

12

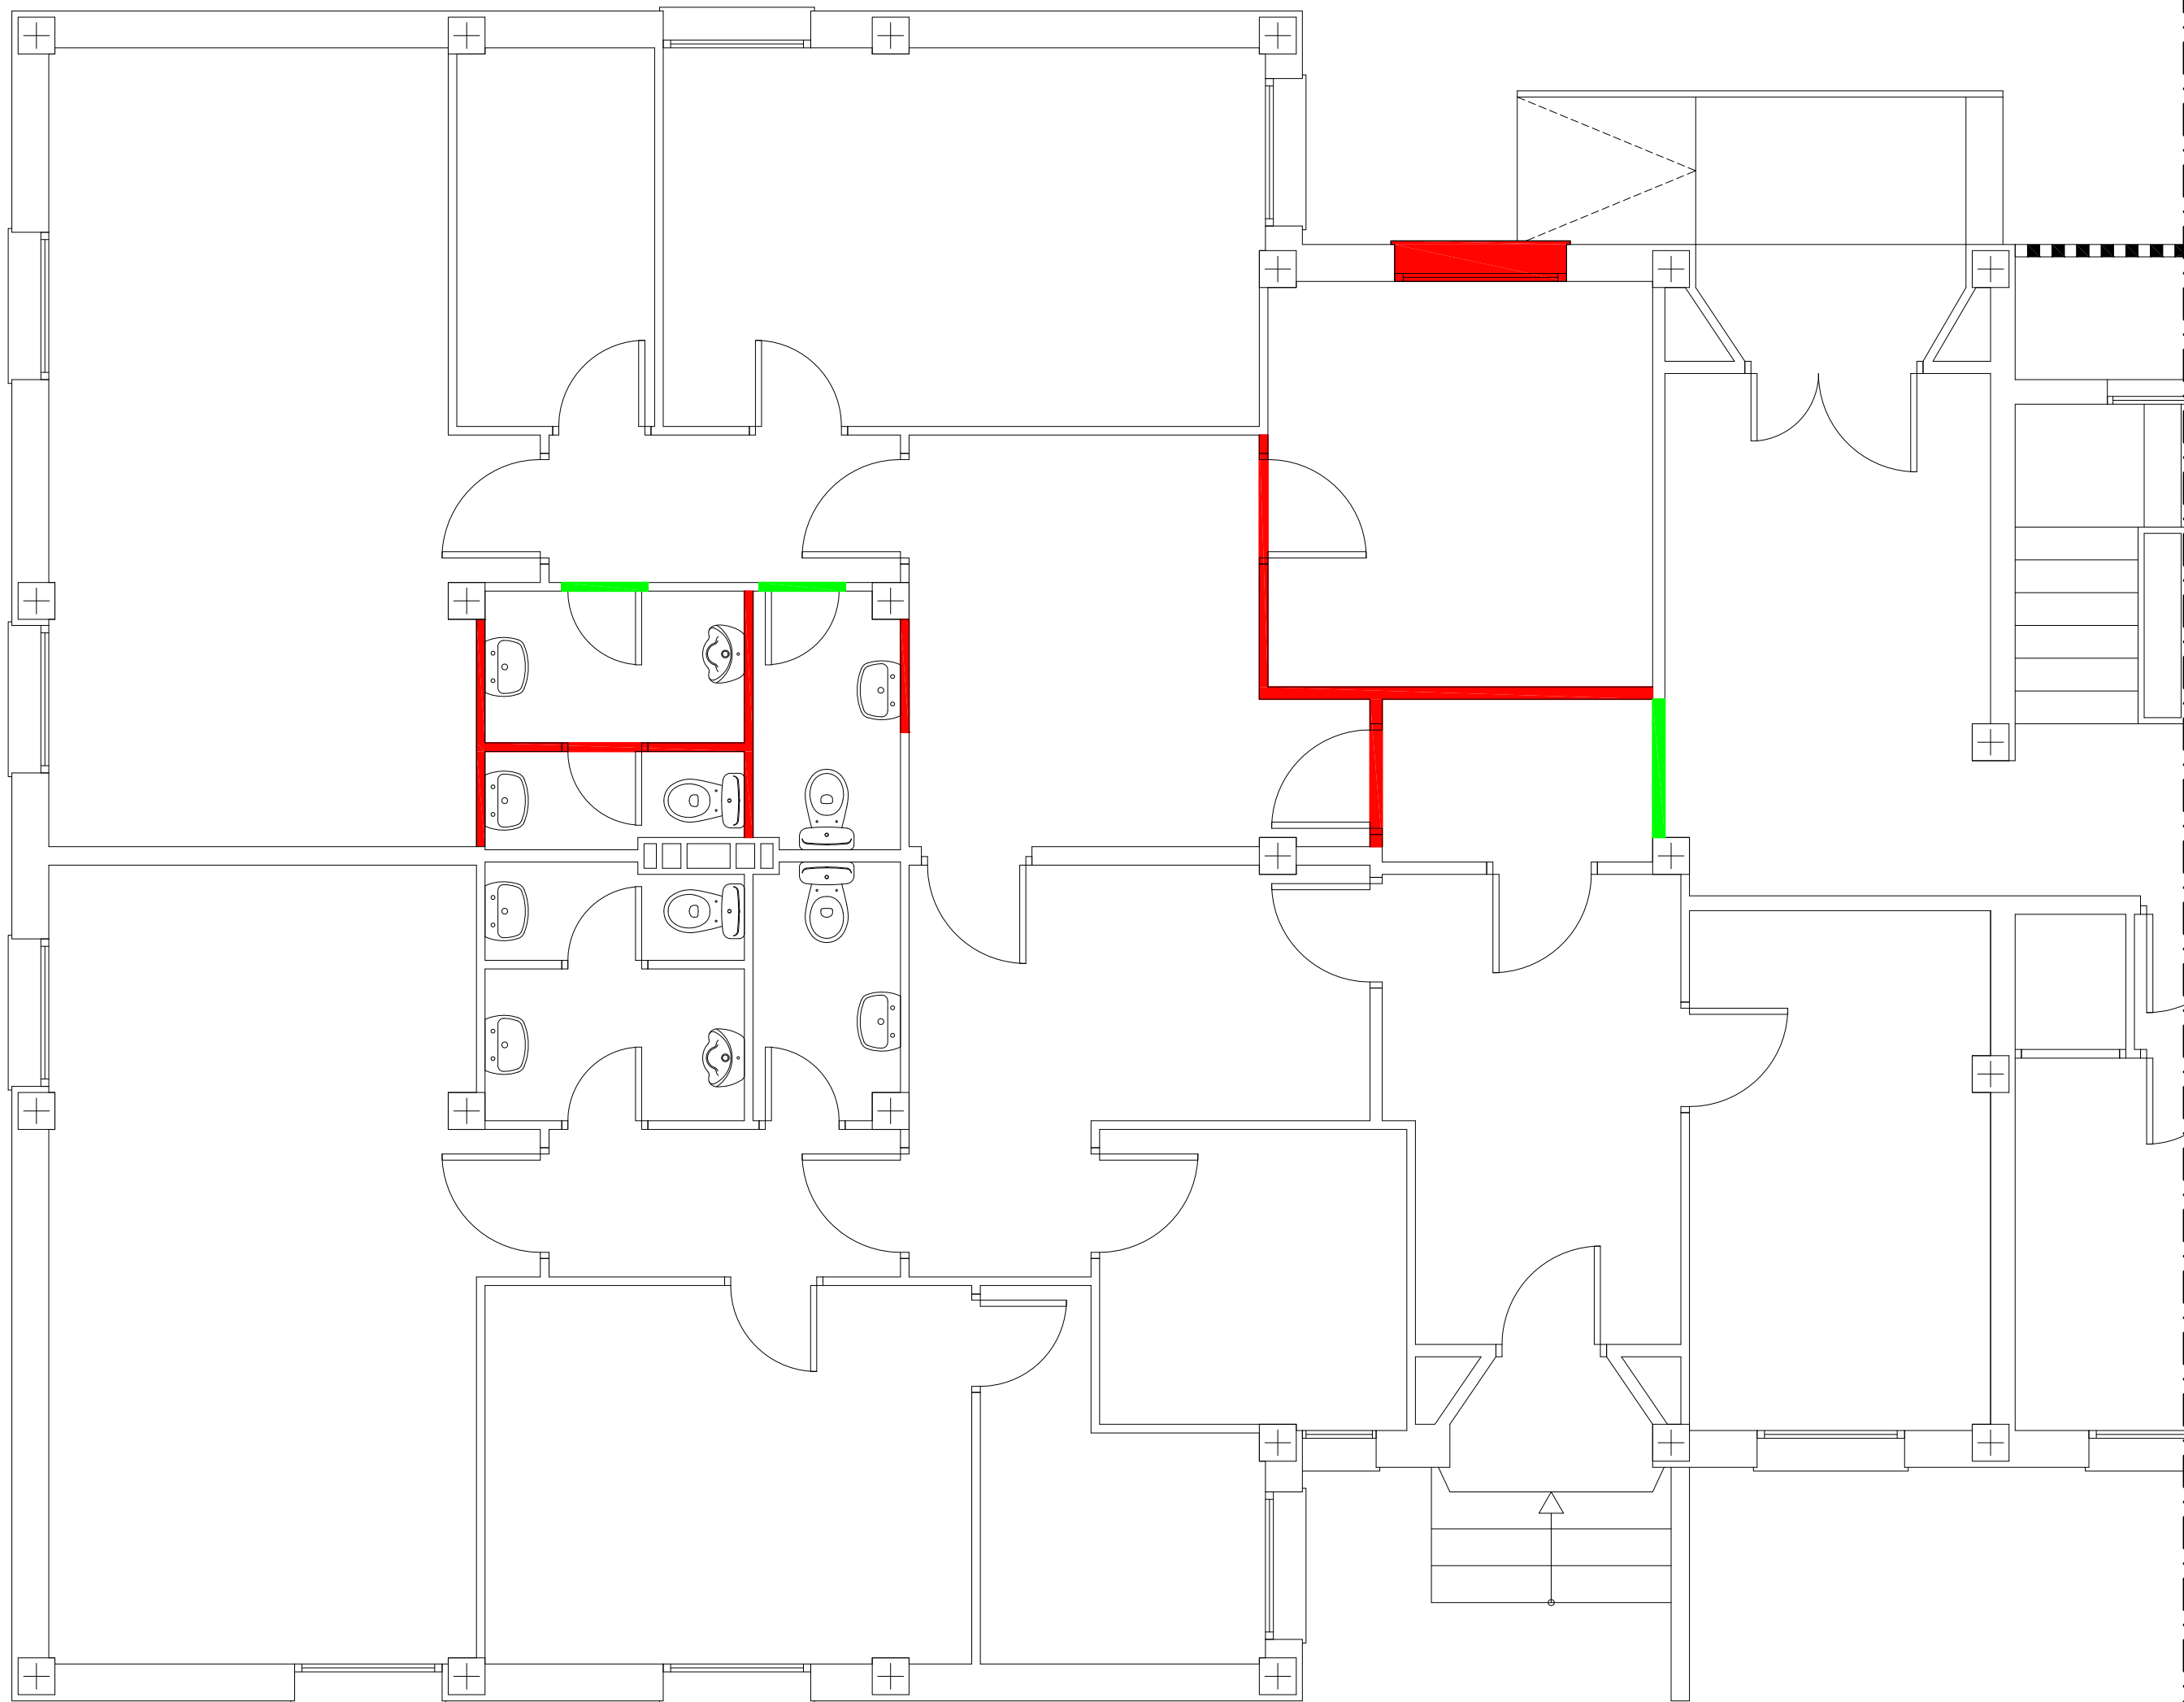

- Demolición de tabiquería y apertura de huecos.
- Cierre de huecos y nueva tabiquería.



DIPUTACIÓN DE CÁCERES
SERVICIO DE ARQUITECTURA

PROYECTO DE REFORMA EN VESTUARIOS, OFICINAS SEPRONA,
ROCA Y VESTUARIOS EN CUARTEL GUARDIA CIVIL CORIA – CÁCERES

PLANO DE
TRABAJOS PREVIOS – COMPAÑÍA

ARQUITECTO TÉCNICO:

LOURDES GUILLEN VALAER




OBRA N°:2020/003/002

FECHA: ABRIL 2020

ESCALA: 1/50

PLANO N°

13

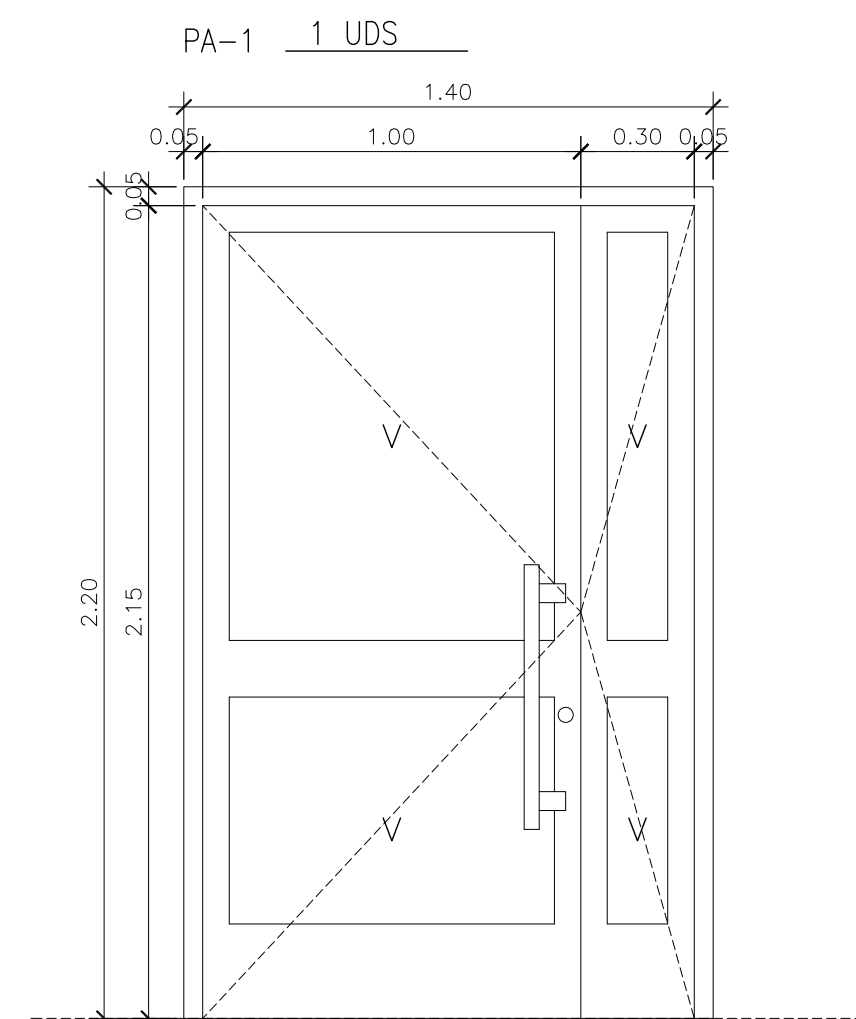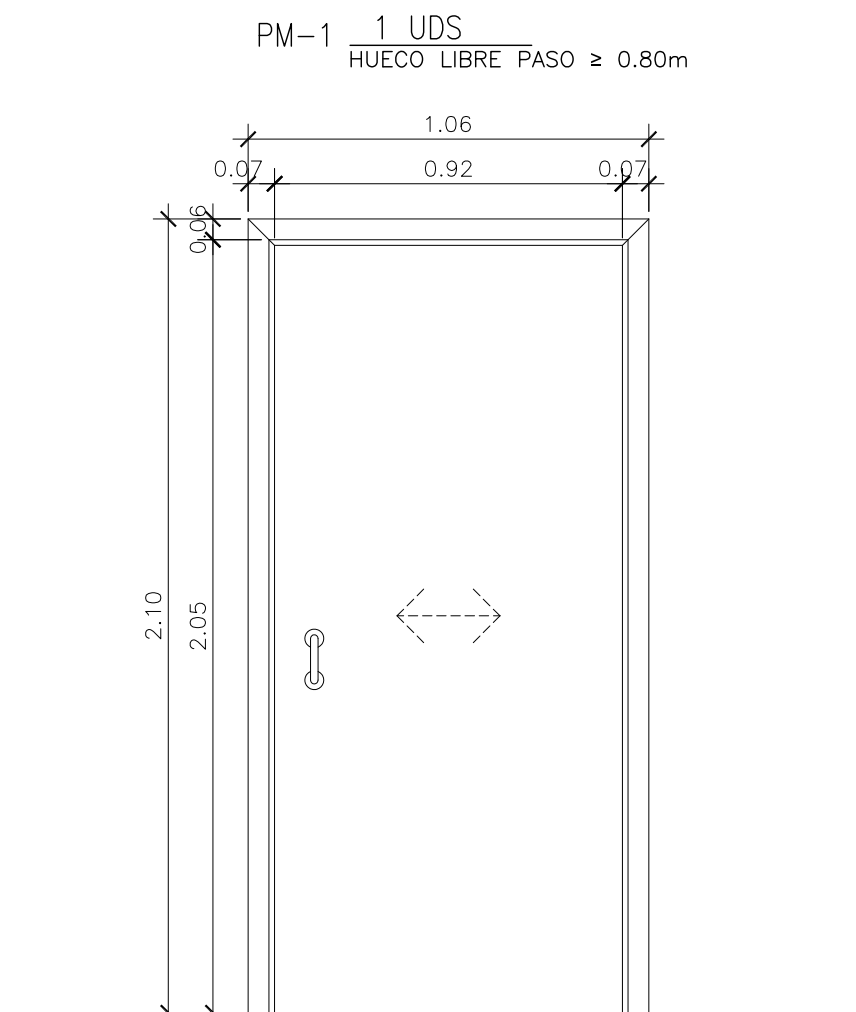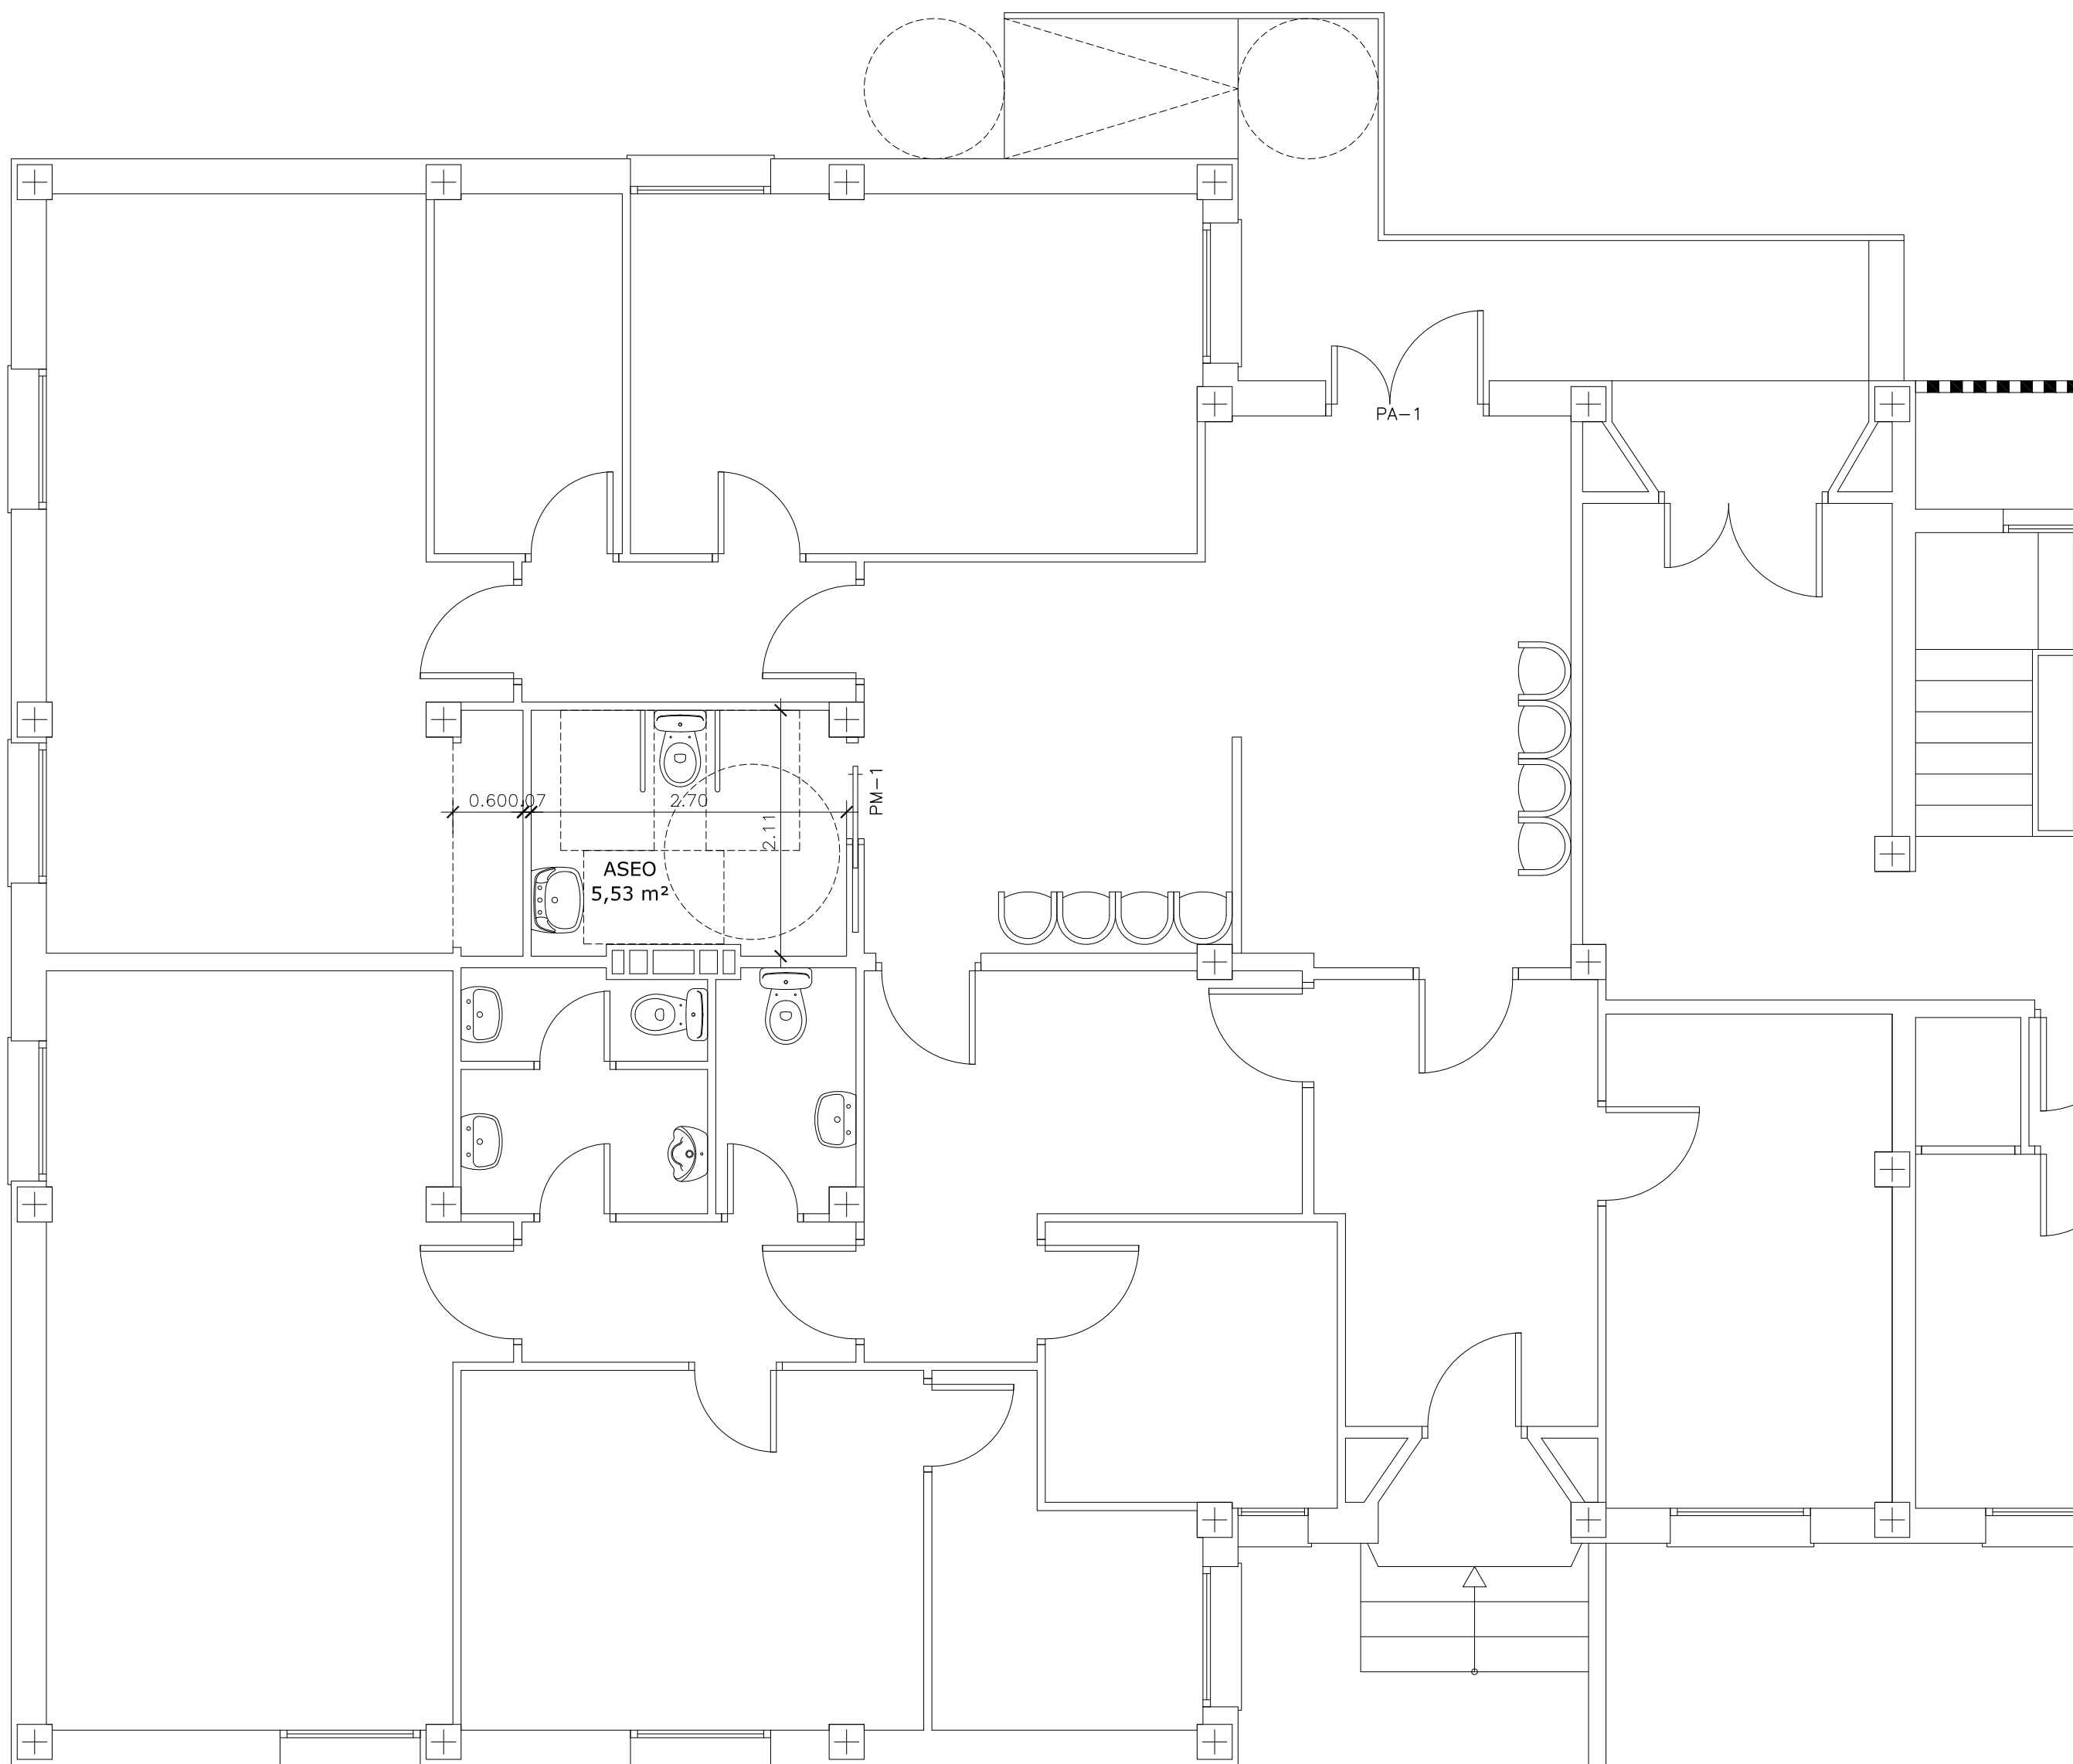

V--> VIDRIO 6/12/4+4 (INC+STADIP 4+4)



DIPUTACIÓN DE CÁCERES
SERVICIO DE ARQUITECTURA

PROYECTO DE REFORMA EN VESTUARIOS, OFICINAS SEPRONA,
ROCA Y VESTUARIOS EN CUARTEL GUARDIA CIVIL CORIA – CÁCERES

PLANO DE
ESTADO REFORMADO – COMPAÑÍA

ARQUITECTO TÉCNICO:

PLANO N°




LOURDES GUILLEN VALAER

OBRA N°:2020/003/002

FECHA: ABRIL 2020

ESCALA: 1/50; 1/20

14

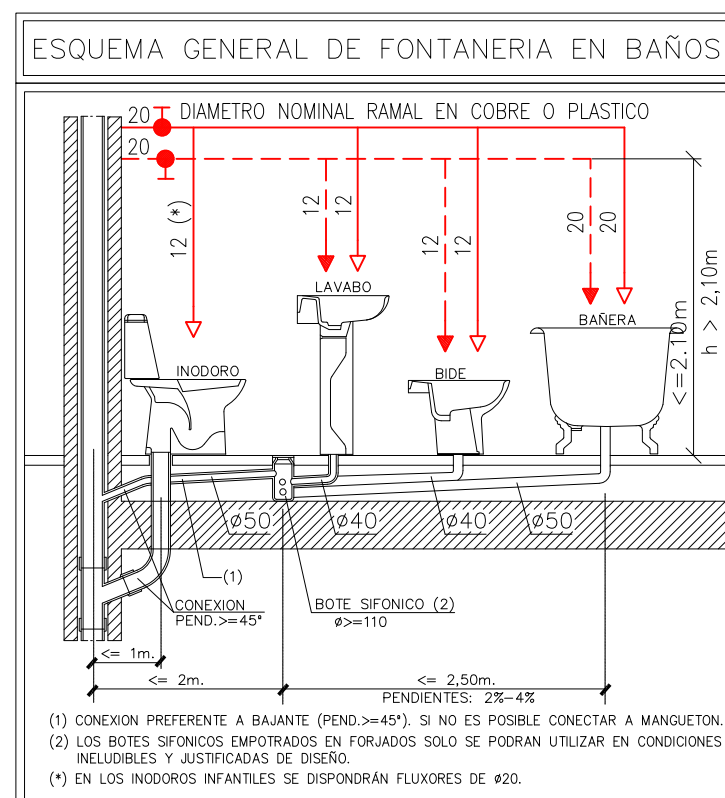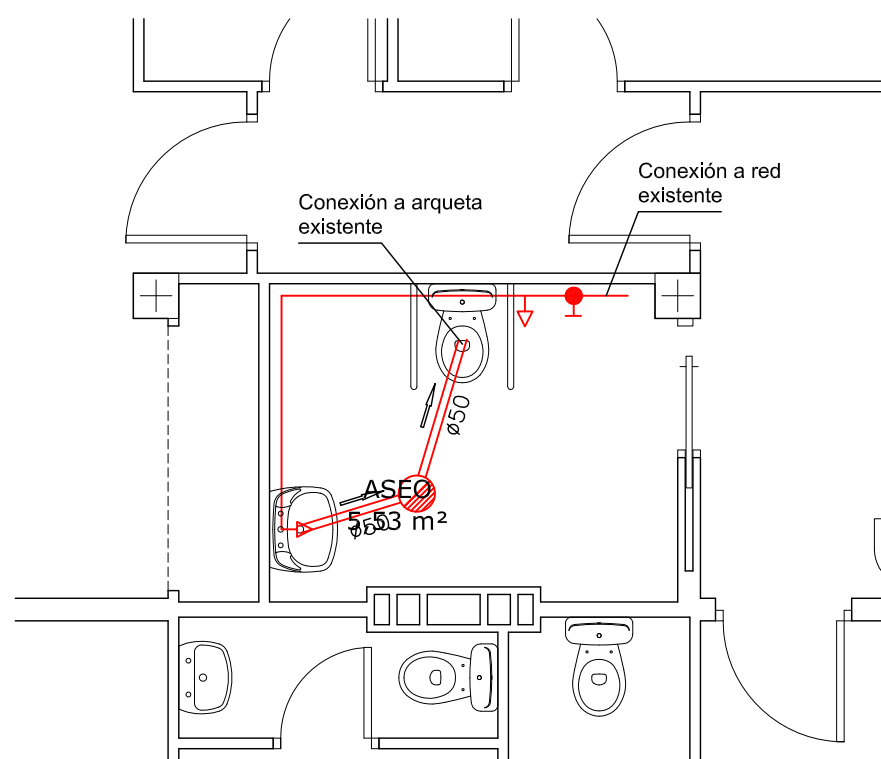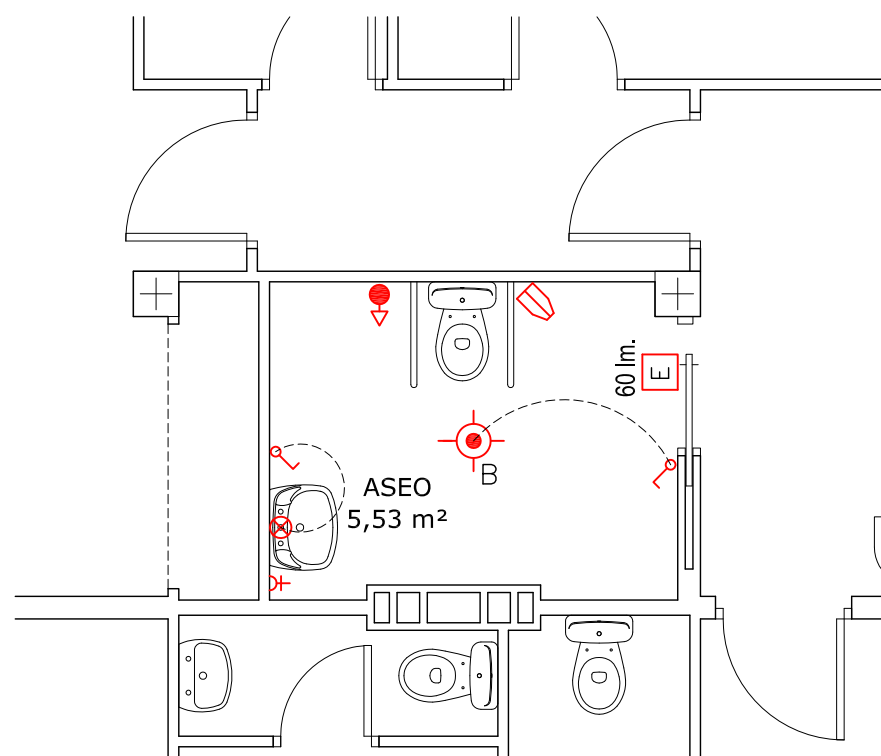

LEYENDA DE SANEAMIENTO

 TUBERÍA DE SANEAMIENTO DE P.V.C.
 BOTE SIFONICO.

LEYENDA INSTALACION DE FONTANERIA	
	CANALIZACION DE AGUA FRIA FORMADA POR TUBERIA DE COBRE.
	CANALIZACION DE AGUA CALIENTE FORMADA POR TUBERIA DE COBRE.
	PUNTO DE AGUA FRIA.
	PUNTO DE AGUA CALIENTE.
	LLAVE DE PASO.

LEYENDA DE ELECTRICIDAD

	INTERRUPTOR SIMPLE
	BASE ENCHUFE 10/16 A.
	PUNTO DE LUZ SENCILLO.
	LÁMPARA BAJO CONSUMO CON ENCENDIDO AUTOMÁTICO (DETECTOR DE PRESENCIA)
	B – PHILIPS DN130B D217 WB LED20S/–NO (x10) Ó SIMILAR.
	C – PHILIPS DN570B PS2D–E C LED12S/–NO (x7) Ó SIMILAR.
	D – PHILIPS RS140B WB LED6/–NO (x9) Ó SIMILAR.
	NOTA: SI SE DISPONE DE INTERRUPTOR NO SE DISPONDRÁ CONTROL DE PRESENCIA
	PULSADOR DE TIMBRE DE LLAMADA CON CORDÓN TIRADOR PARA CUARTOS HÚMEDOS SEGÚN ISO21542
	ALUMBRADO DE EMERGENCIA Y SEÑALIZACIÓN
	DETECTOR DE PRESENCIA



DIPUTACIÓN DE CÁCERES
SERVICIO DE ARQUITECTURA

PROYECTO DE REFORMA EN VESTUARIOS, OFICINAS SEPRONA,
ROCA Y VESTUARIOS EN CUARTEL GUARDIA CIVIL CORIA – CÁCERES

PLANO DE
 INSTALACIONES DE ELECTRICIDAD, FONTANERÍA Y SANEAMIENTO – COMPAÑÍA

ARQUITECTO TÉCNICO: PLANO N°

LOURDES GUILLEN VALAER


OBRA N°:2020/003/002

FECHA: ABRIL 2020

ESCALA: 1/50

PLANO N°

15

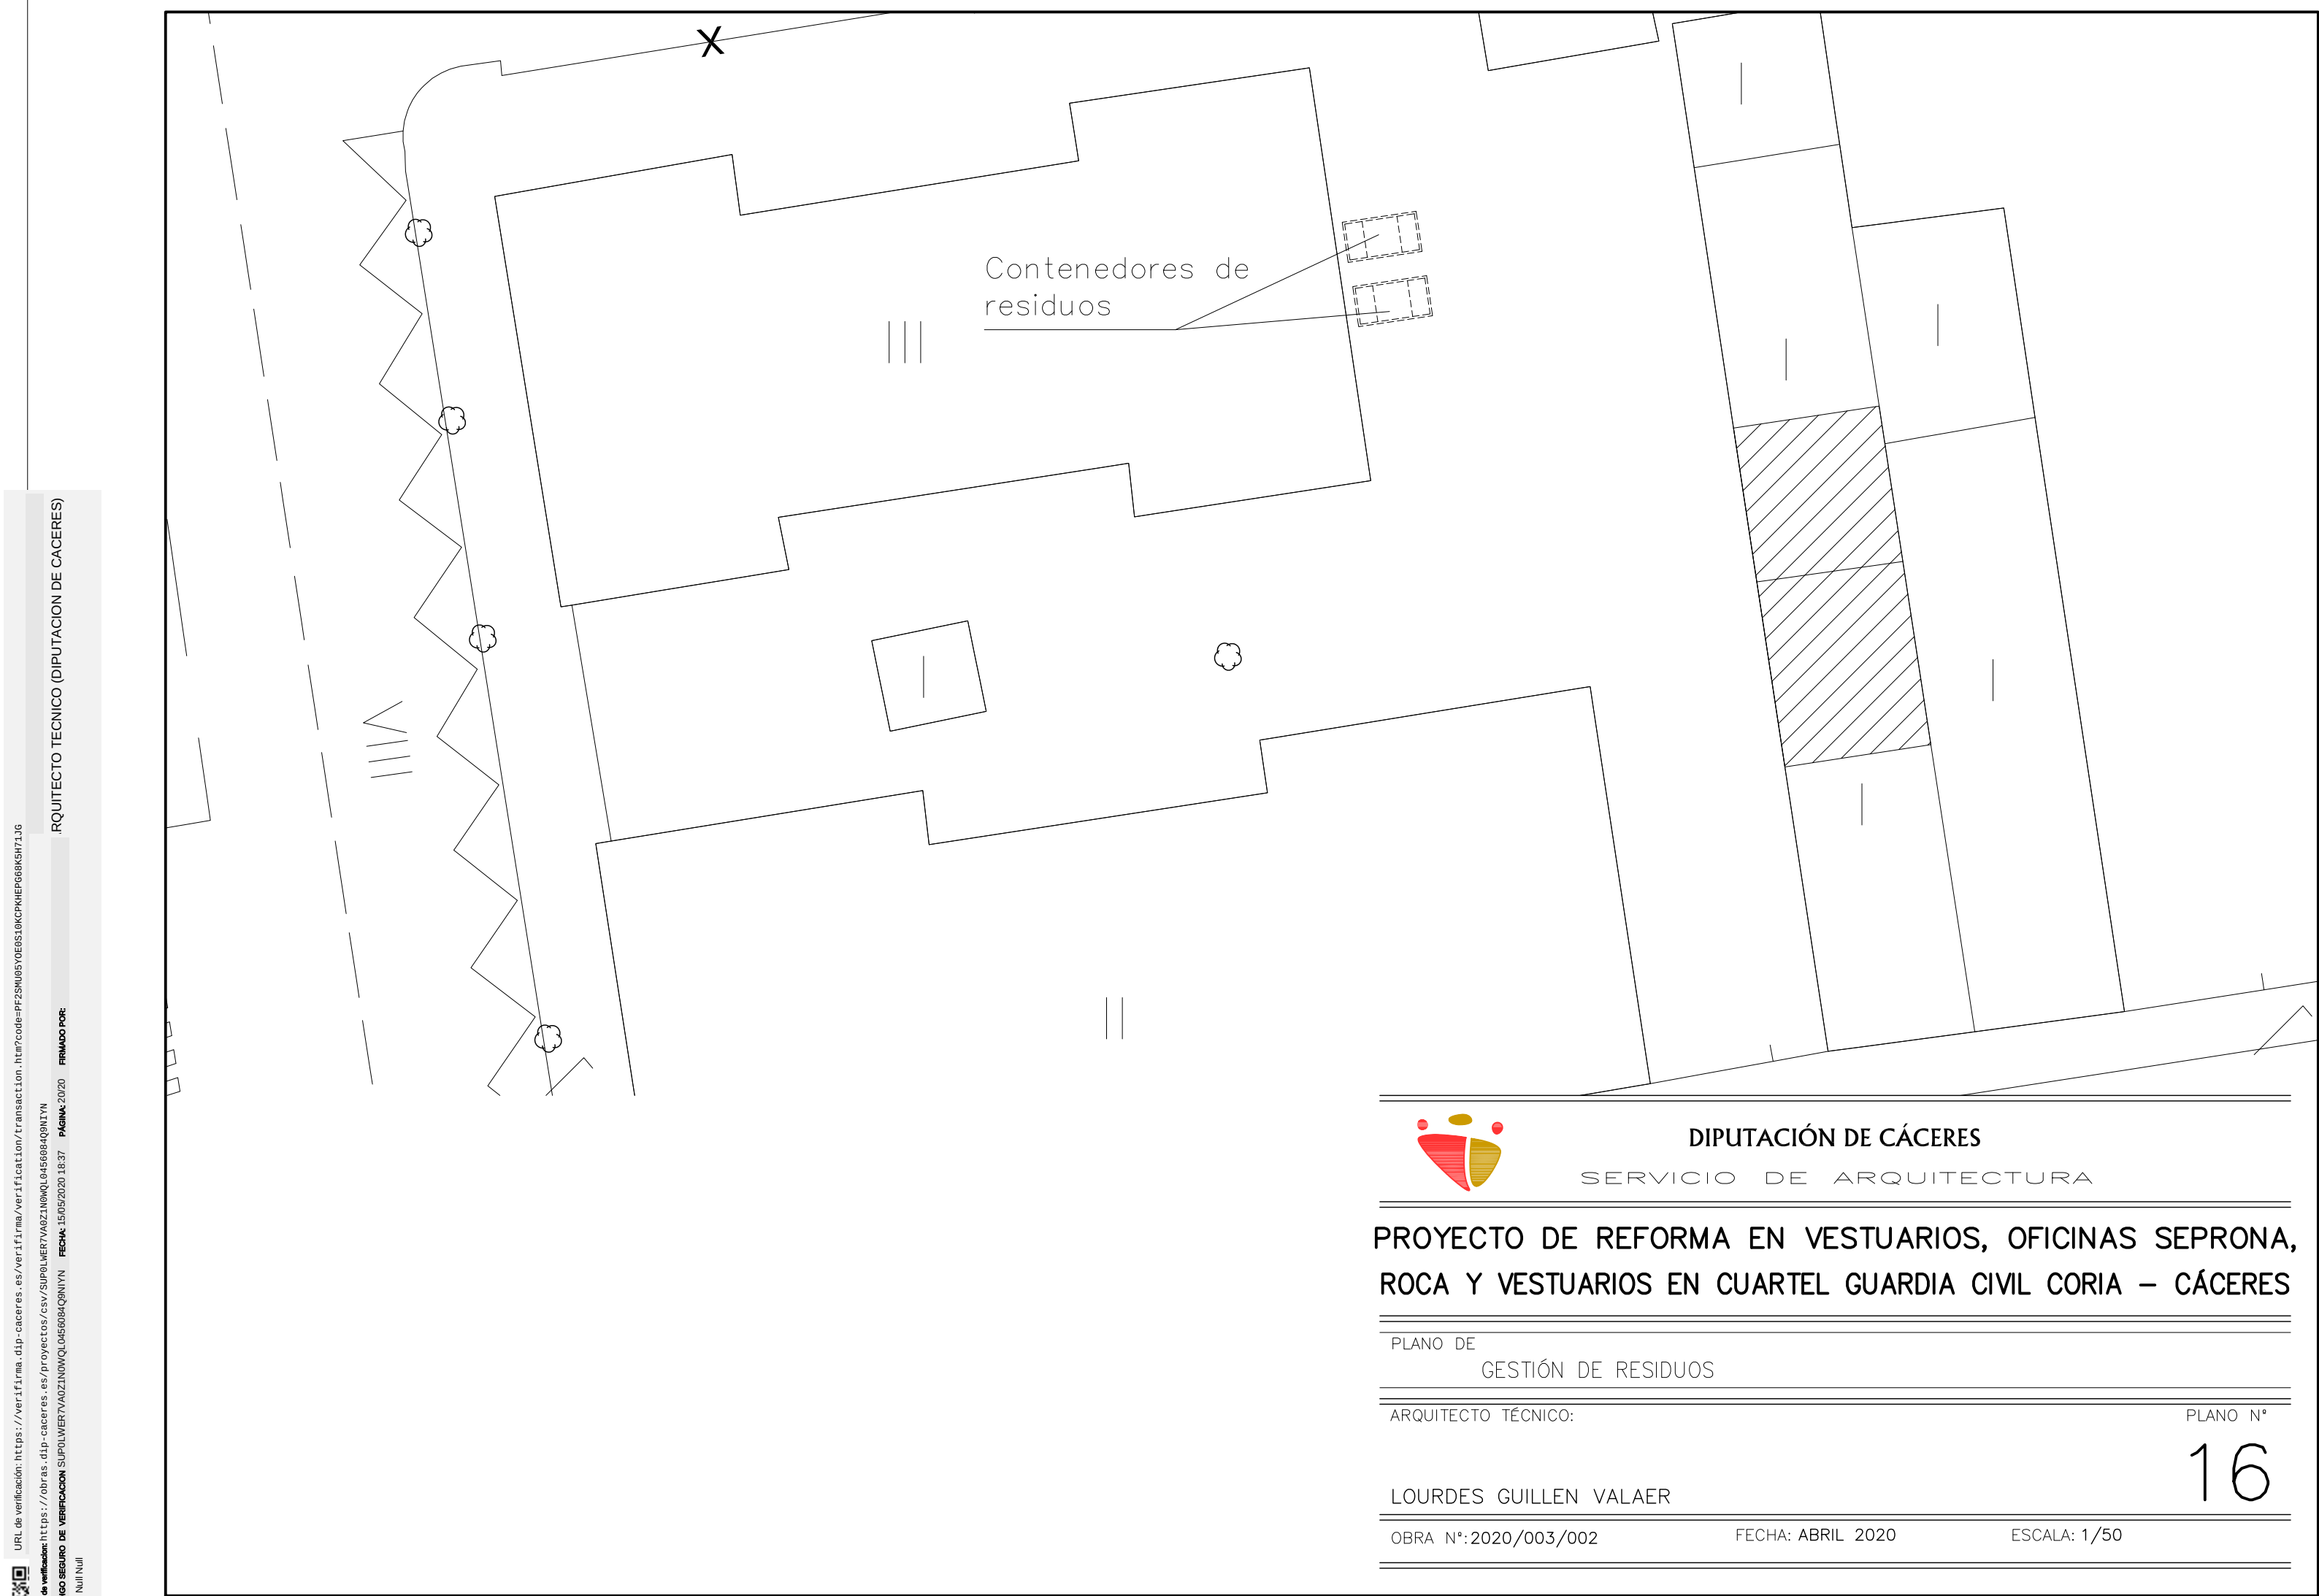

DIPUTACIÓN DE CÁCERES
SERVICIO DE ARQUITECTURA

PROYECTO DE REFORMA EN VESTUARIOS, OFICINAS SEPRONA,
ROCA Y VESTUARIOS EN CUARTEL GUARDIA CIVIL CORIA – CÁCERES

PLANO DE
GESTIÓN DE RESIDUOS

ARQUITECTO TÉCNICO:

LOURDES GUILLEN VALAER

OBRA N°:2020/003/002

FECHA: ABRIL 2020

ESCALA: 1/50

PLANO N°

16